

COMUNE DI RIMINI
PROVINCIA DI RIMINI

PIANO PARTICOLAREGGIATO DI INIZIATIVA PRIVATA SANTA GIUSTINA
SCHEDA 6/14 - ZONA OMOGENEA C2 PRG/94





PROPRIETA': > ISTITUTO DIOCESANO PER IL SOSTENTAMENTO DEL CLERO
Via IV Novembre, 35
RIMINI

OGGETTO: POTENZIALITA' ARCHEOLOGICA
TAV: 19


Fg 60 mappale 155 - 167 - 156
SCALA: 1:500 - 1:200
DATA: DICEMBRE 2022

MASSIMO FRATERALI ARCHITETTO
Studio
Via Flaminia 86 RIMINI
tel.0541-307878 fax0541-302622
e-mail: architetto@fraterali.net


- LEGENDA
- PERIMETRO SCHEDA 6.14
 - PERIMETRO PROPRIETA' PRIVATA
 - PORZIONE EXTRACOMPARTO DA RIQUALIFICARE

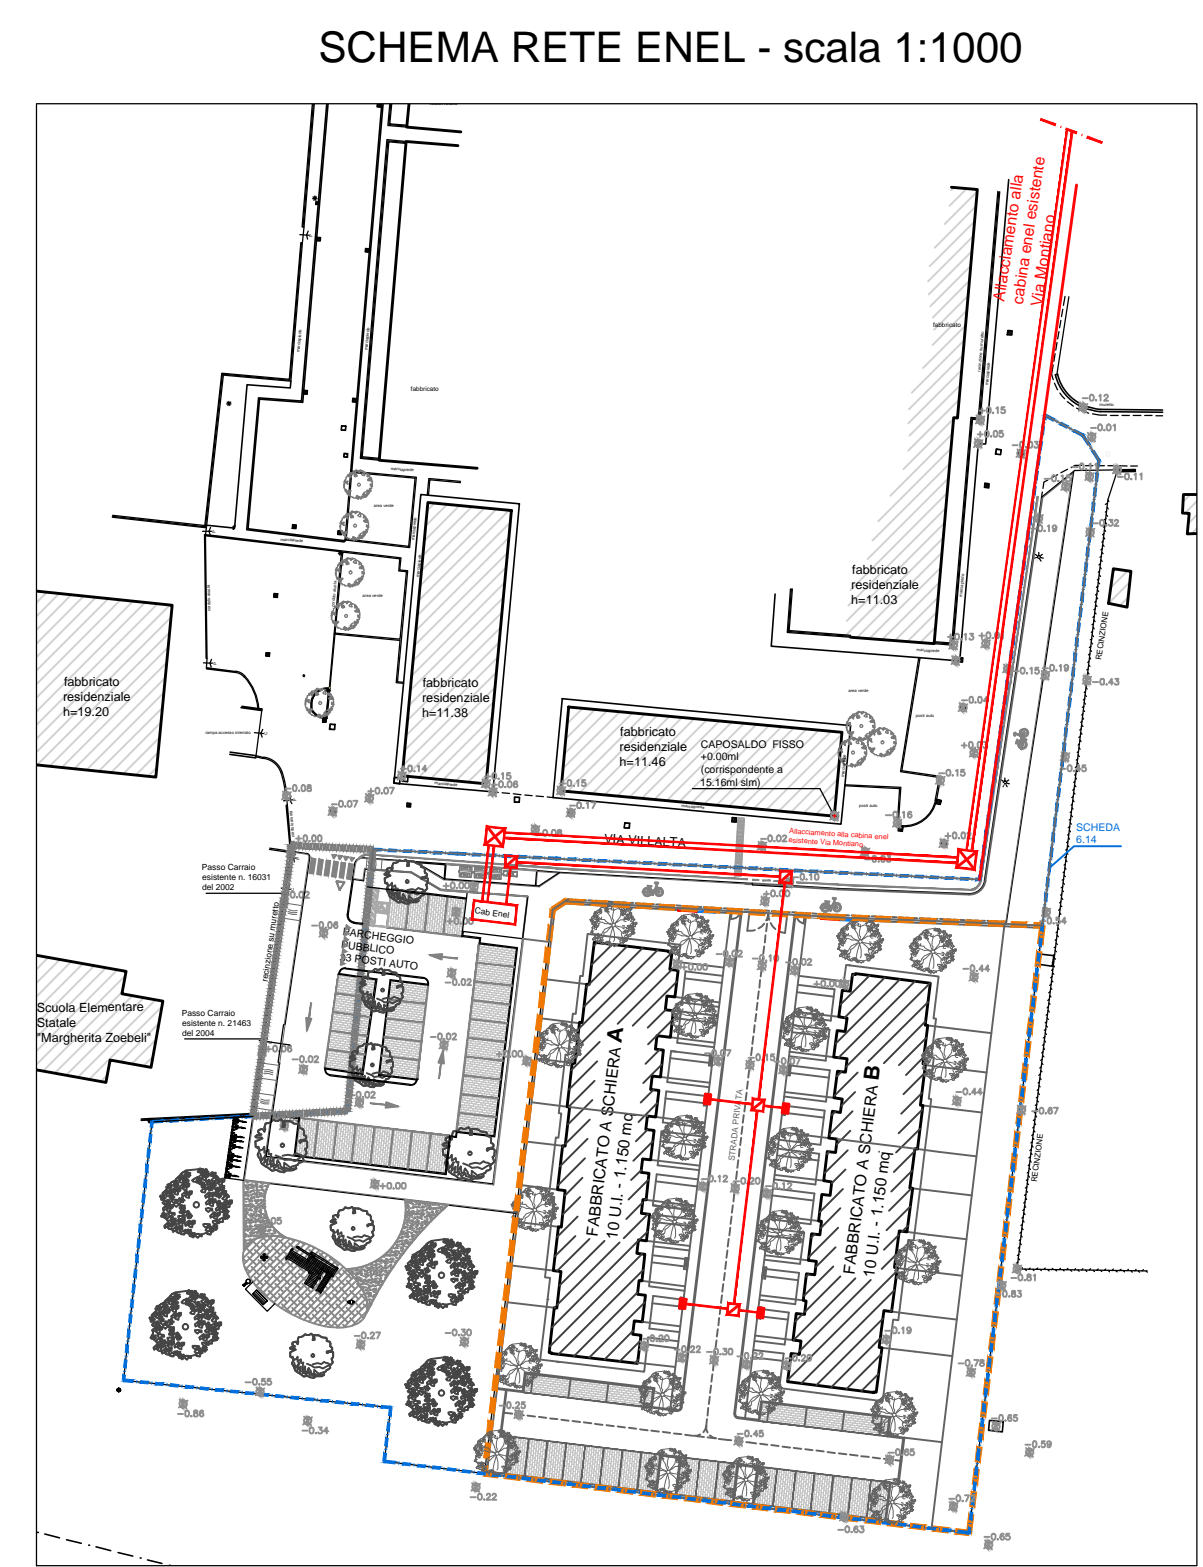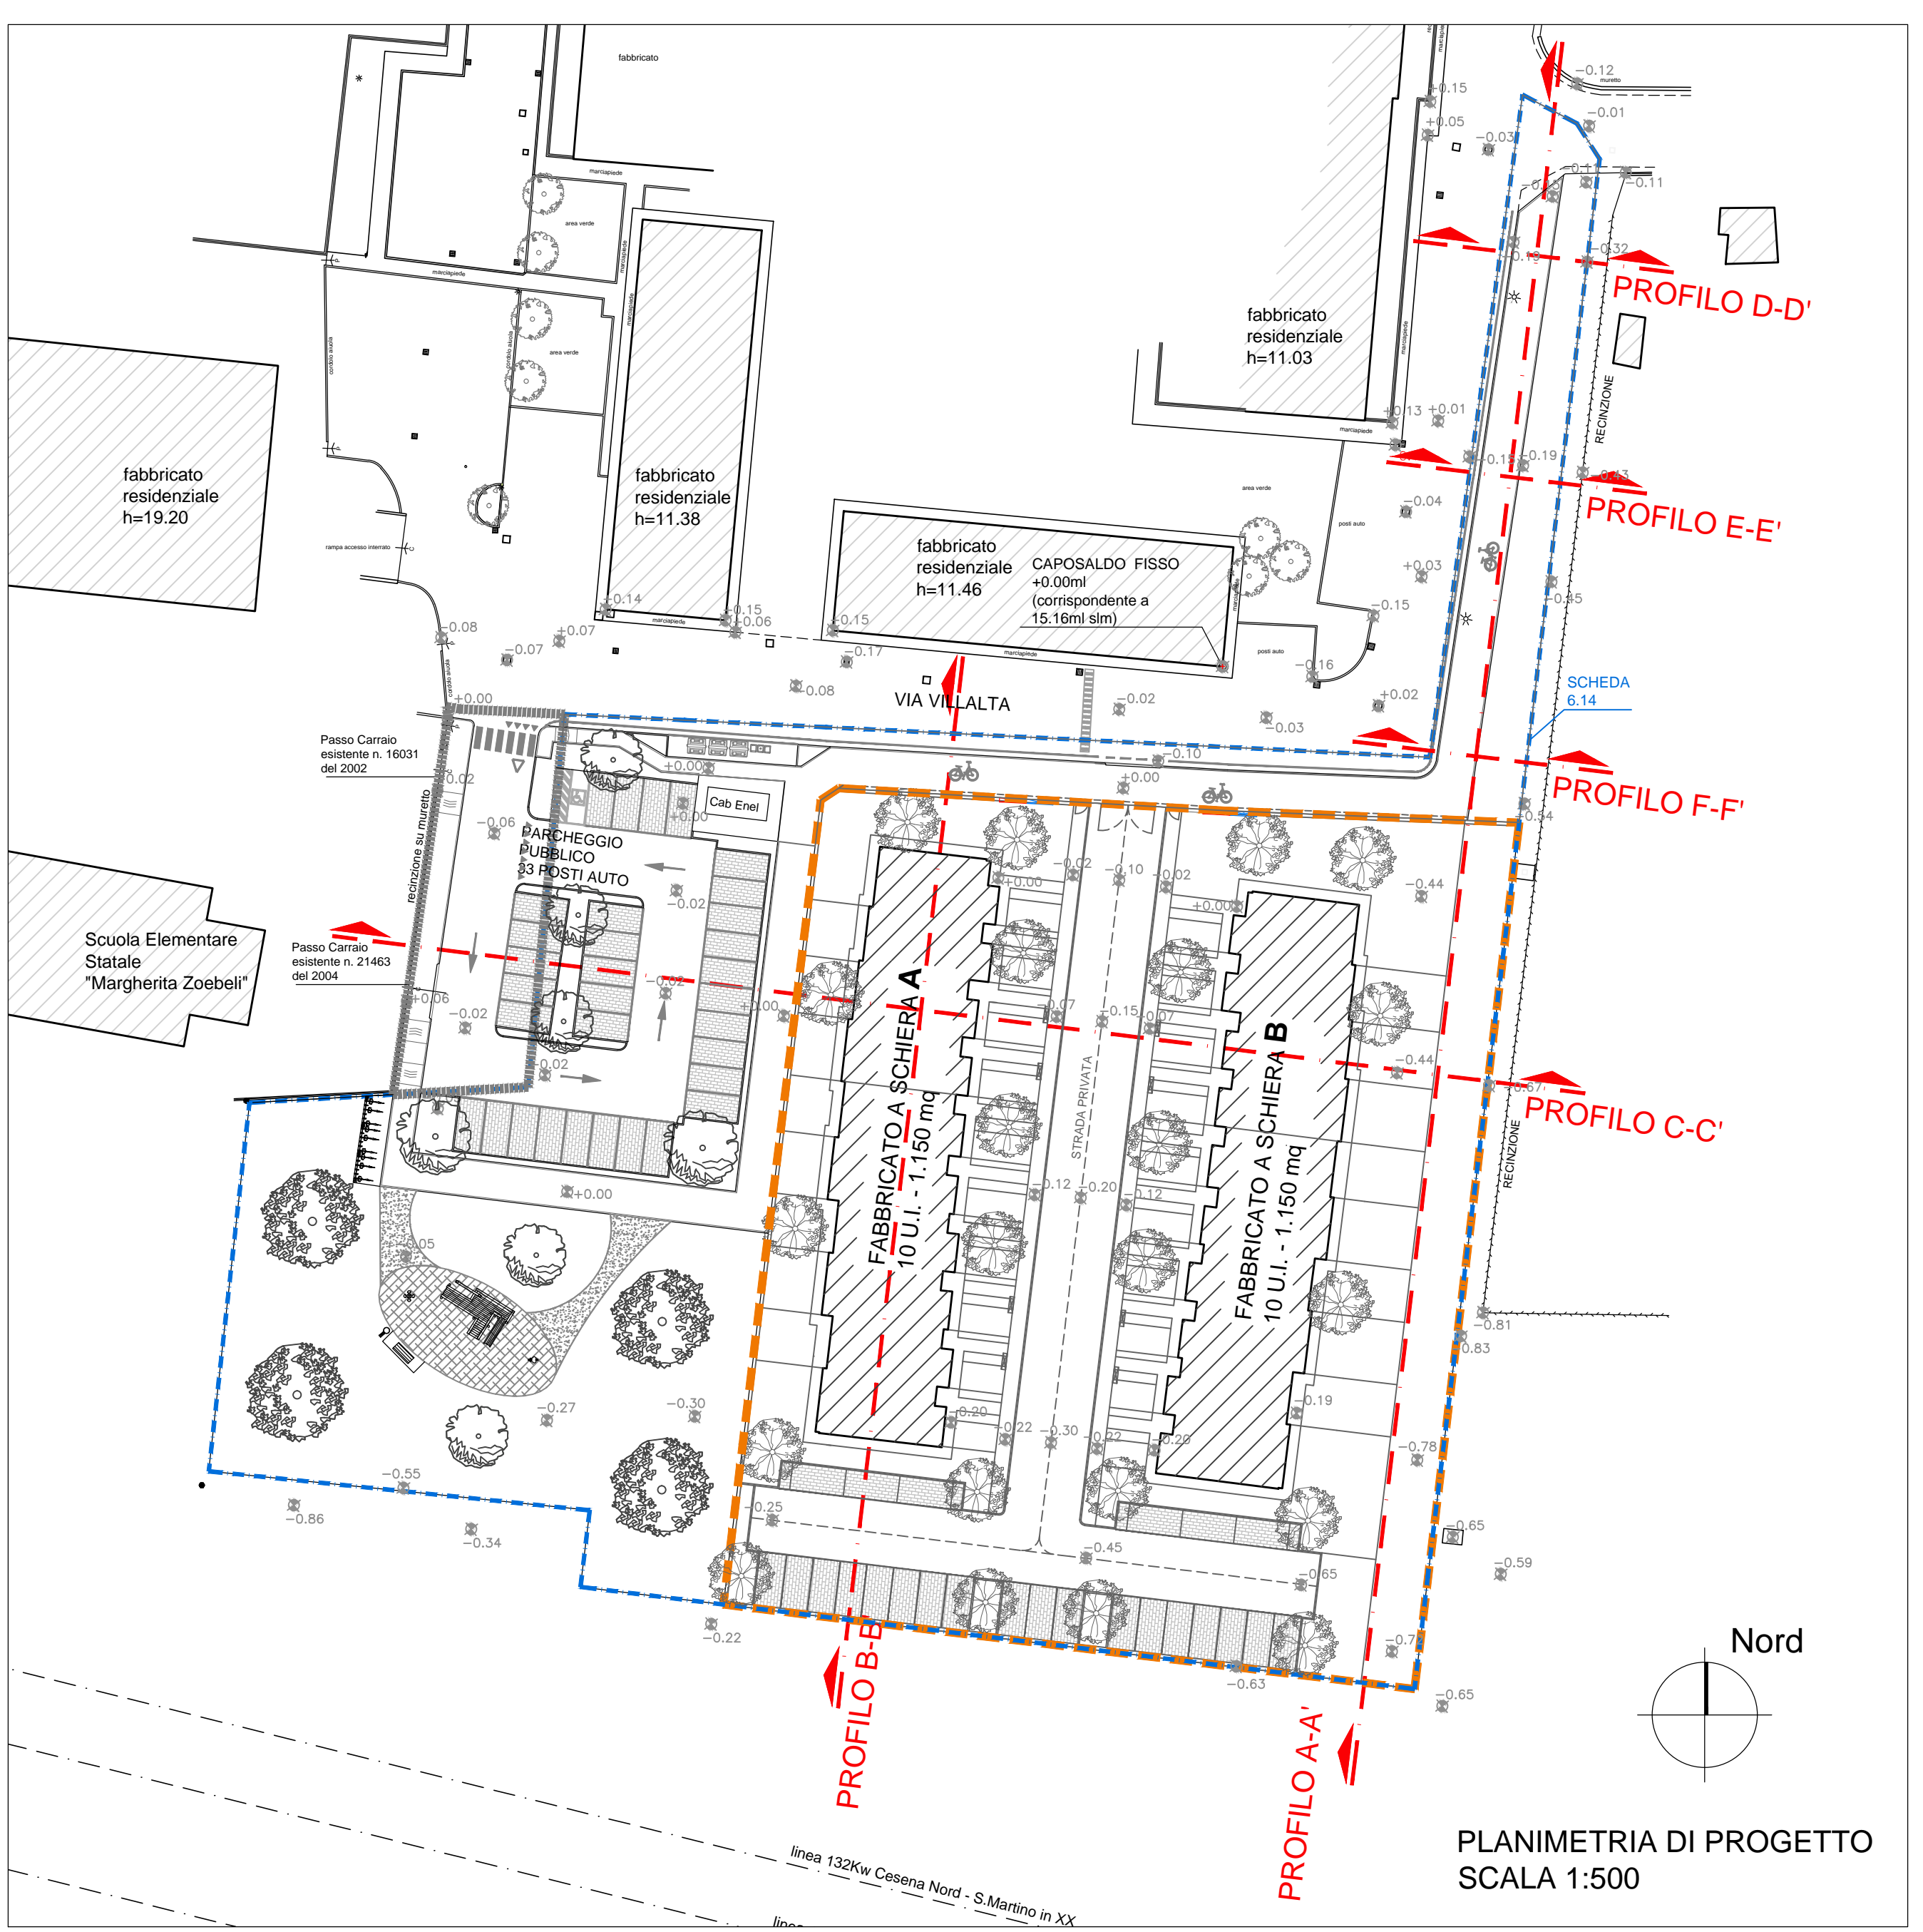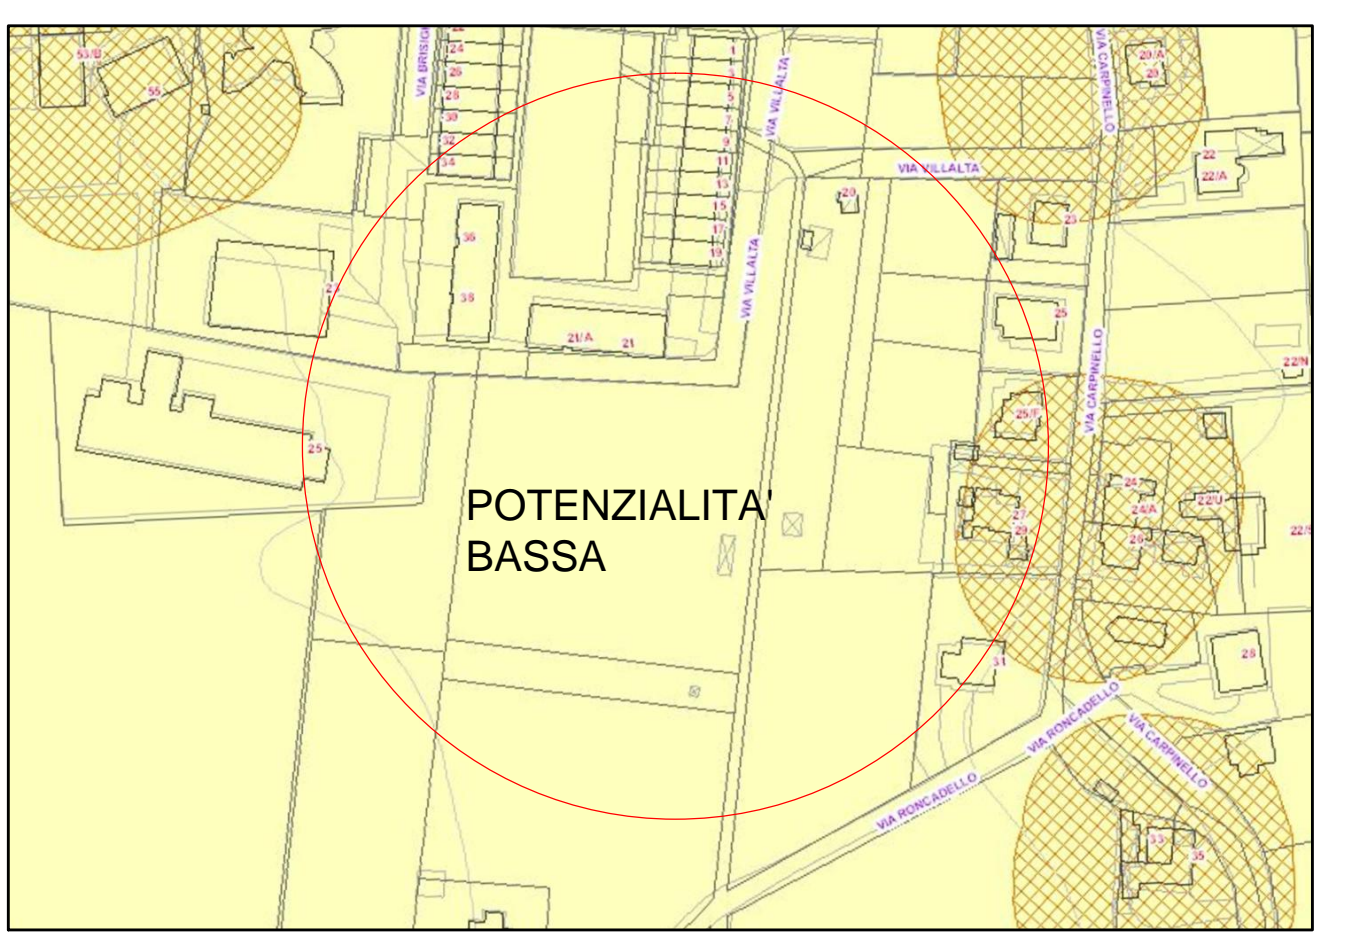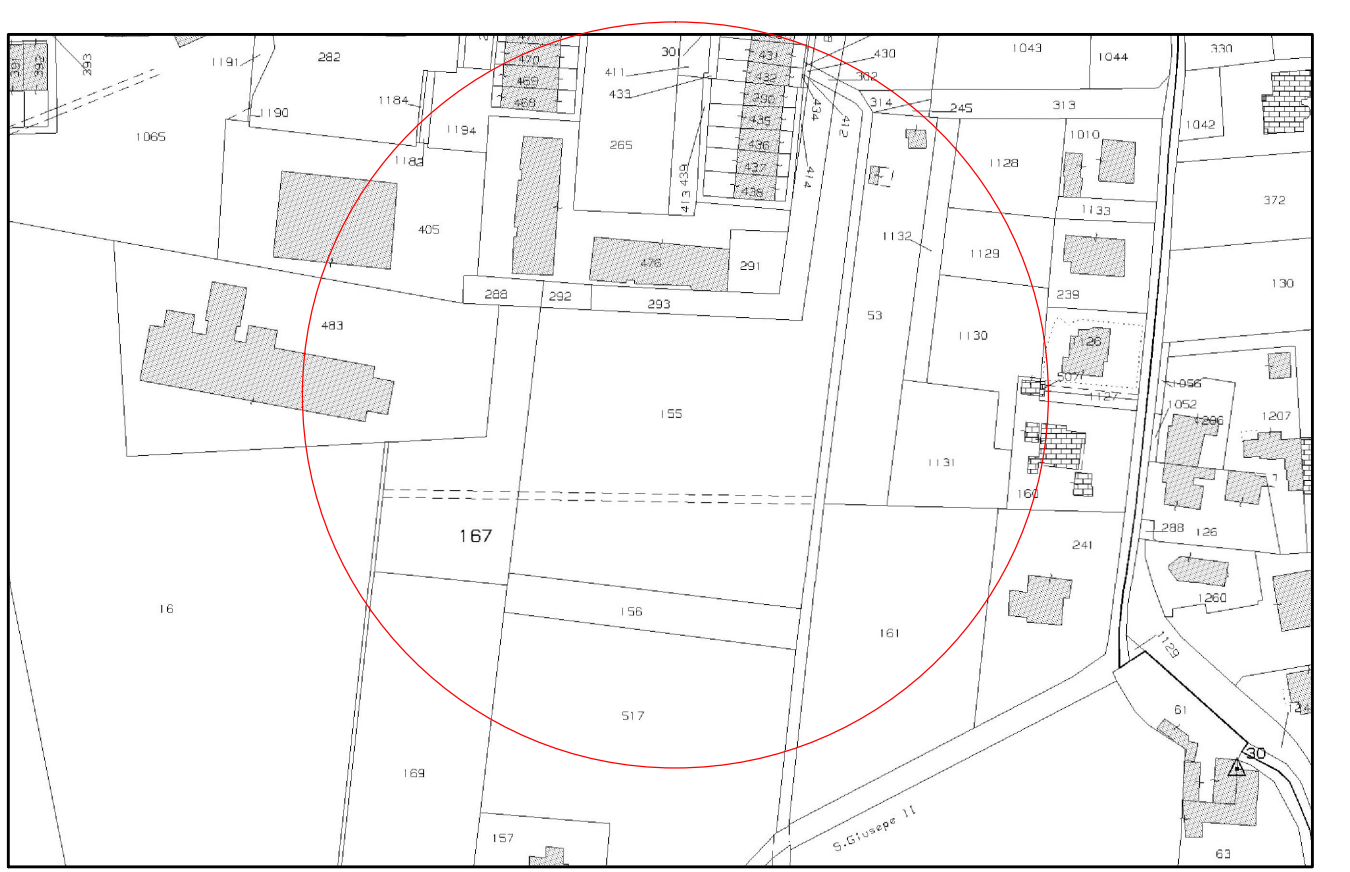

- LEGENDA
- CABINA ENEL
 - CANALIZZAZIONE ESISTENTE
 - CANALIZZAZIONE DI PROGETTO
 - NICCHIA PER CONTATORI ELETTRICI
 - POZZETTO IN CEMENTO 100X100X100 CM CARRABILE CON CHIUSINO IN GHISA
 - CASSETTA DI DISTRIBUZIONE 60X60X30 CM IN VETRORESINA CON BASAMENTO IN CEMENTO (FORNITA DA ENEL)
 - POZZETTO IN CEMENTO 60X60X60 CM CARRABILE CON CHIUSINO IN GHISA
 - POZZETTO IN CEMENTO 120X120X120 CM CARRABILE CON CHIUSINO IN GHISA
 - PROPRIETA' PRIVATA

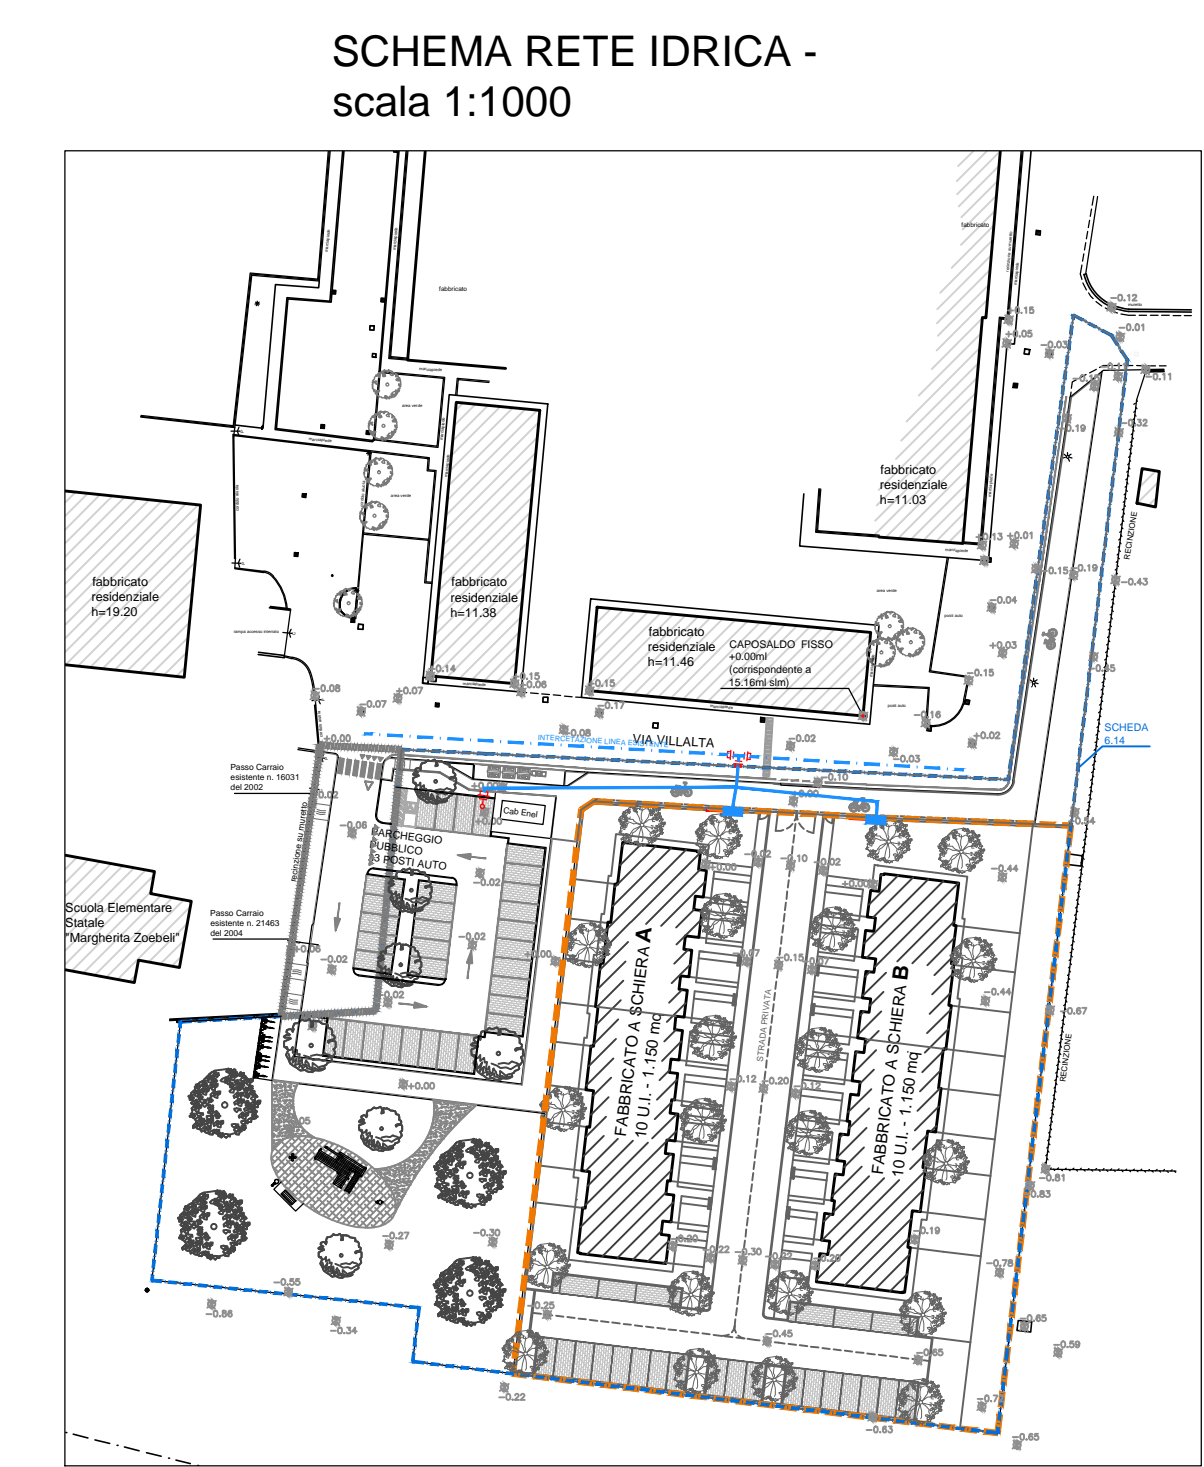



- LEGENDA SIMBOLI
- AREA PUBBLICA
 - AREA PRIVATA
 - PERIMETRO COMPARTO SCHEDA 6.14
 - ACQUEDOTTO TUBAZIONE IN P.V.C. A NORMA UNI EN 1401-1 S/N8
 - ACQUEDOTTO ESISTENTE - RETE ESISTENTE
 - SCARICO
 - IDRANTE ANTINCENDIO DN 80
 - SARACINESCA DI INTERCETTAZIONE

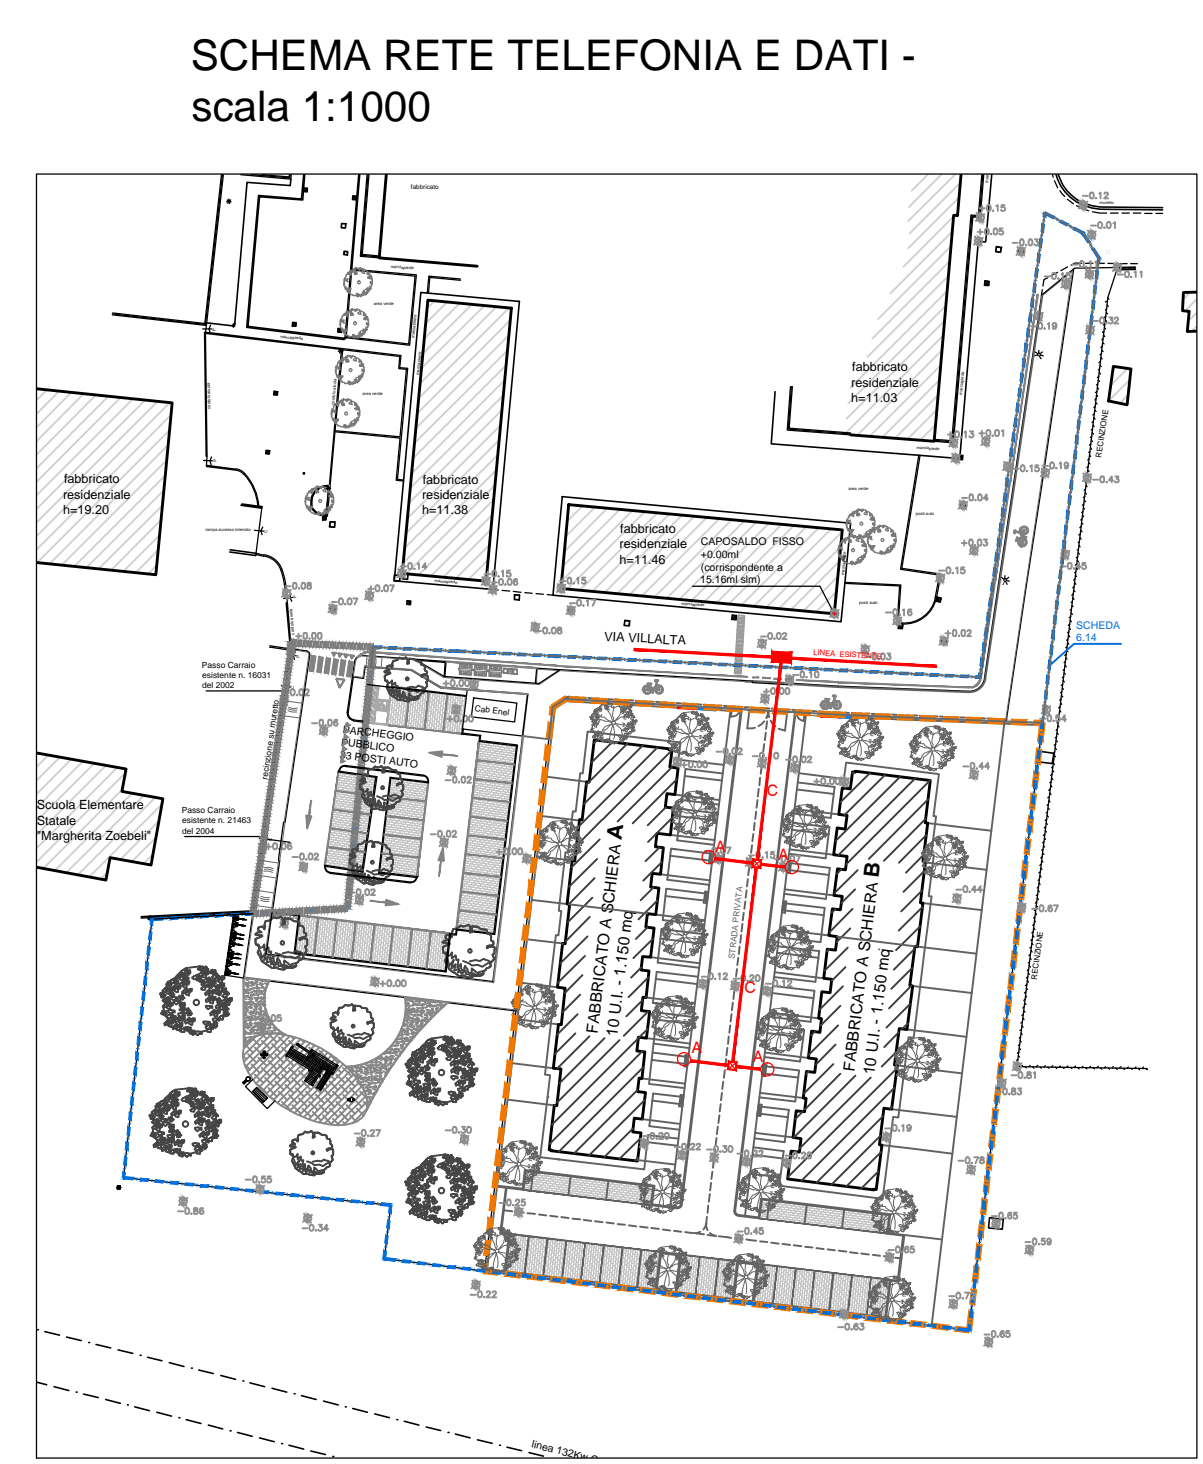

- LEGENDA
- 1 TUBO DIAM 125 mm
 - 2 TUBI DIAM 63 mm
 - 2 TUBI DIAM 125 mm
 - POZZETTO 60X60
 - POZZETTO 40X76
 - POZZETTO 125X80
 - ARMADIETTO
 - AREA PRIVATA



- LEGENDA RETI FOGNARIE BIANCHE E NERE
- AREA PUBBLICA
 - AREA PRIVATA
 - RETE ACQUE BIANCHE IN PROGETTO, PVC S/N8
 - MAXITUBO IN PROGETTO, SCAT. PREF. 2.10X1.10 SEZ. INTERNA 160X100
 - RETE ACQUE BIANCHE PRIVATA
 - RETE ACQUE MISTE ESISTENTE
 - ALLACCIO CADITOIA, PVC S/N4 DN 160
 - POZZETTO DI ISPEZIONE ACQUE BIANCHE IN PROG.
 - REGOLATORE PORTATA IN USCITA: 10 INCH/IN POZZETTO CON STROZZATURA DN125
 - CADITOIA STRADALE SIFONATA
 - PERIMETRO COMPARTO SCHEDA 6.14
 - TUBAZIONE IN P.V.C. A NORMA UNI EN 1401-1 S/N8
 - POZZETTO DI ISPEZIONE 100 X 100 cm H=var.
 - VASCA IMHOFF
 - SIFONE FIRENZE

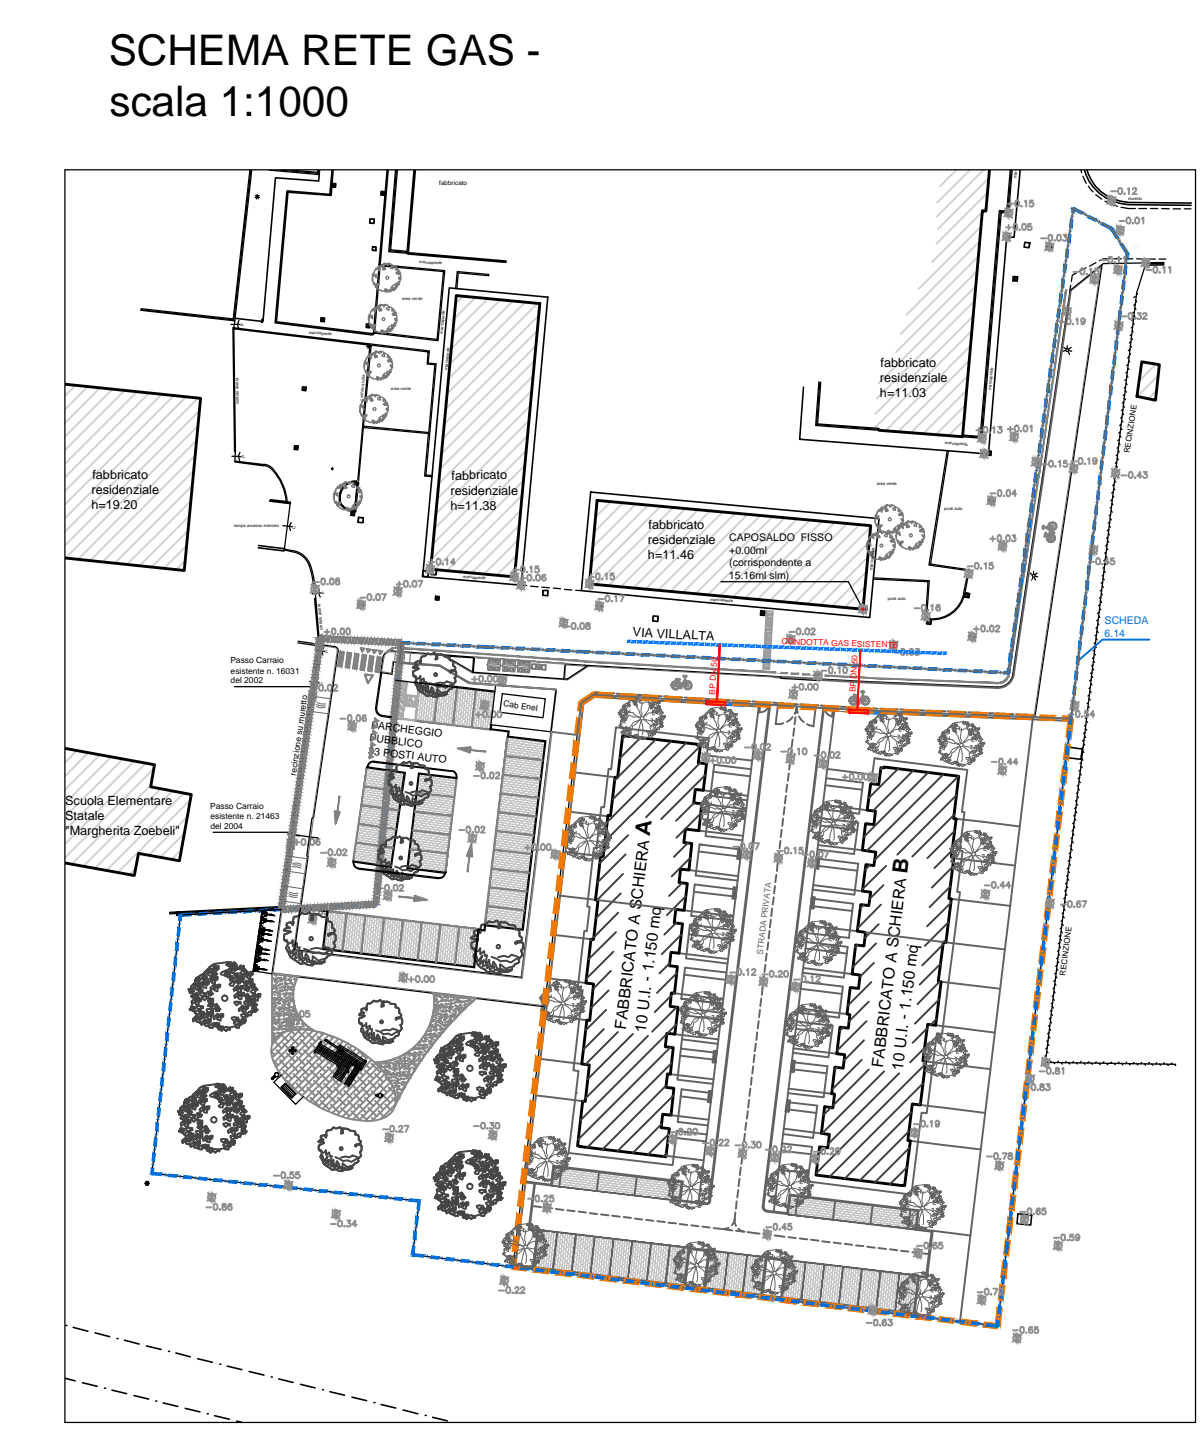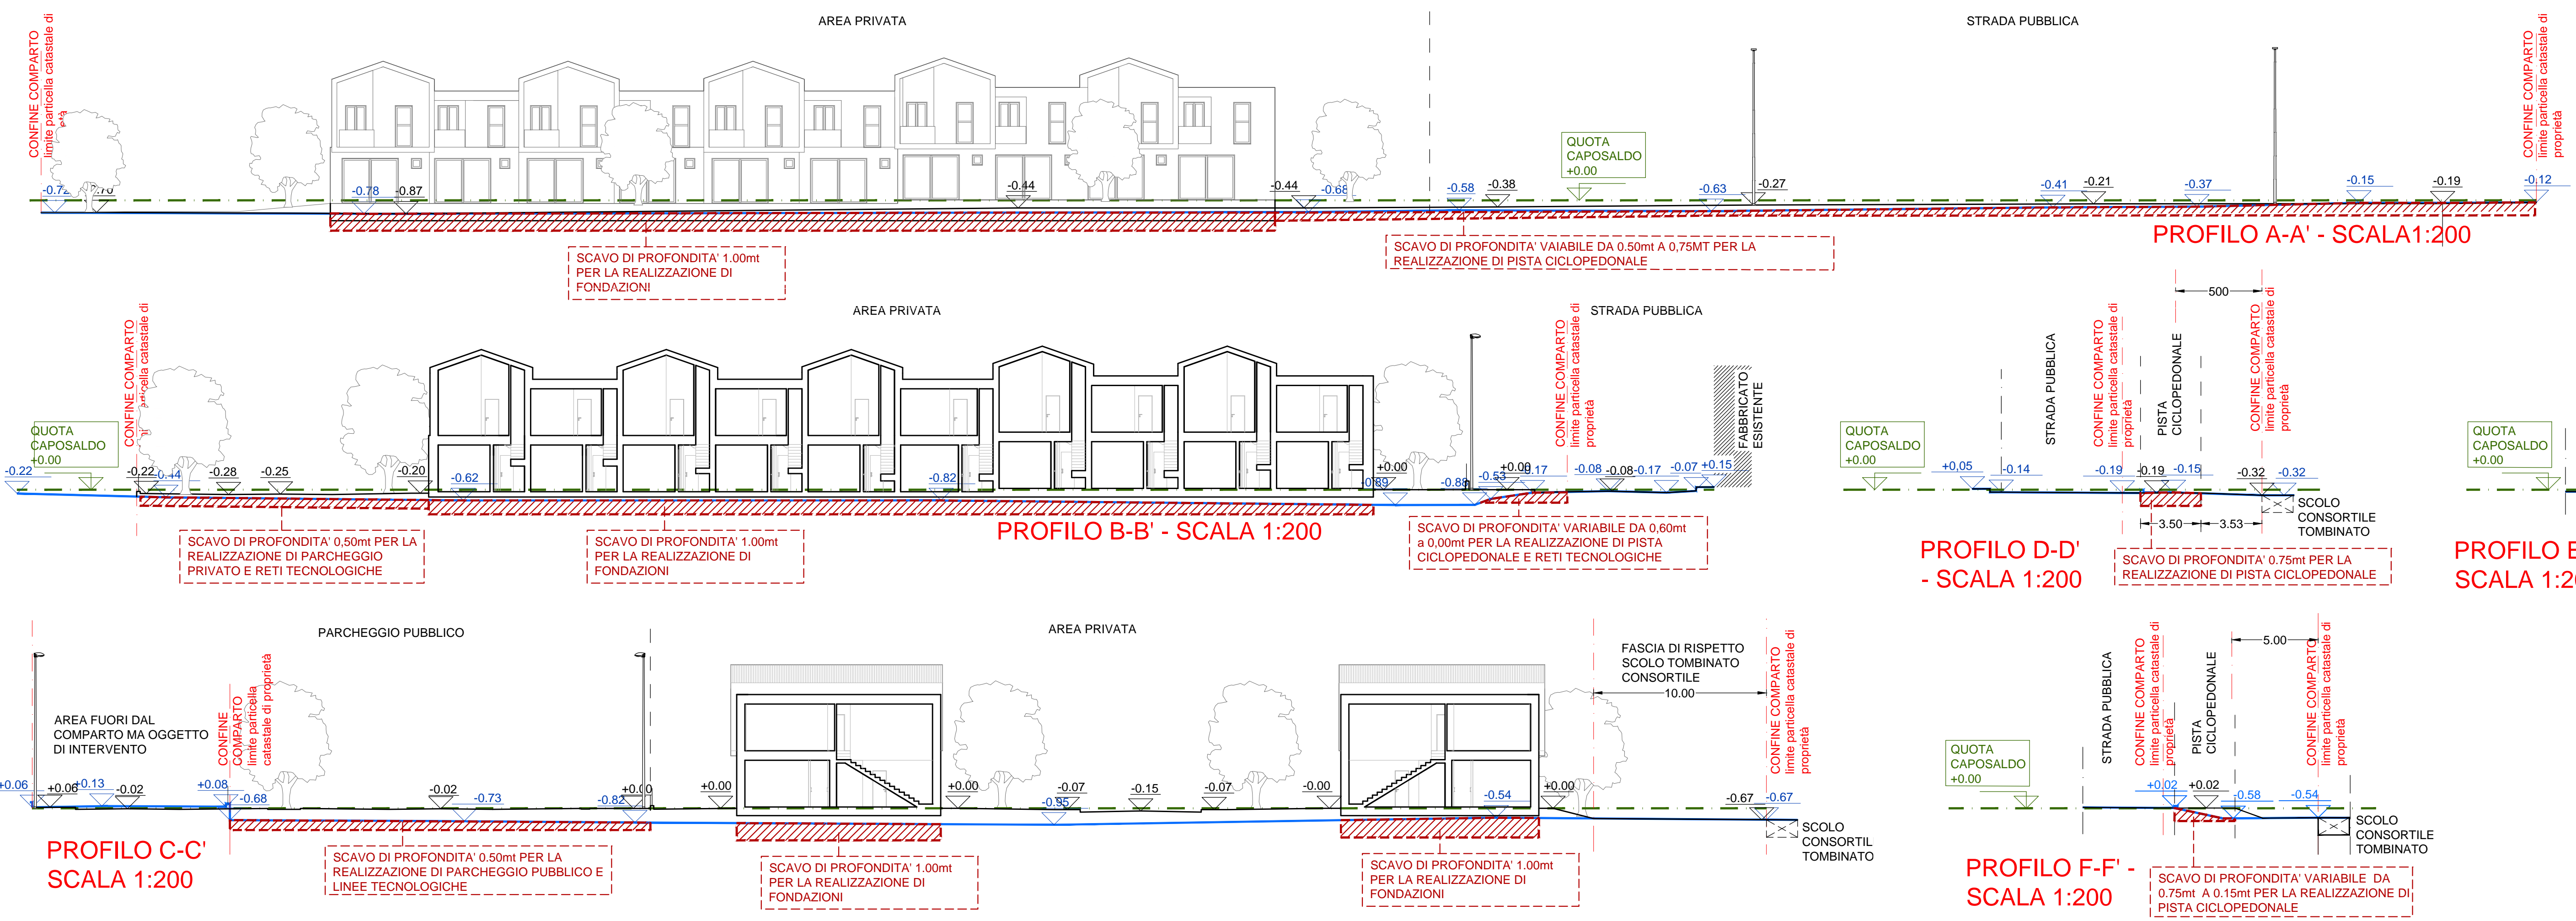

- LEGENDA
- LINEA GAS ESISTENTE
 - LINEA GAS DA REALIZZARE
 - COLLEGAMENTO UTENZE
 - ARMADIETTI GAS UTENZE
 - LIMITE COMPARTO SCHEDA 6.14
 - PROPRIETA' PRIVATA