



COMUNE DI RIMINI

PROVINCIA DI RIMINI

PIANO PARTICOLAREGGIATO DI INIZIATIVA
PRIVATA SANTA GIUSTINA
SCHEDA 6/14 - ZONA OMOGENEA C2 PRG/94

PROPRIETA': > ISTITUTO DIOCESANO PER IL SOSTENTAMENTO DEL CLERO
Via IV Novembre, 35
RIMINI

OGGETTO:
- RETE IDRICA

TAV:
13

Fg.60
mappale 155 -167 - 156



SCALA: 1:500

DATA: DICEMBRE 2022

MASSIMO FRATERALI
ARCHITETTO

Studio
Via Flaminia 86 RIMINI
tel.0541-307876 fax0541-302622
e-mail architetto@fraternali.net

LEGENDA SIMBOLI			
	AREA PUBBLICA	ACQUEDOTTO ESISTENTE	RETE ESISTENTE
			SCARICO
	AREA PRIVATA		IDRANTE ANTINCENDIO DN 80
	PERIMETRO COMPARTO SCHEDA 6.14		SARACINESCA DI INTERCETTAZIONE
			DERIVAZIONE PER VERDE PUBBLICO DE 40PE
	ACQUEDOTTO TUBAZIONE IN P.V.C. A NORMA UNI EN 1401-1 SN8		ARMADIETTI UTENZE

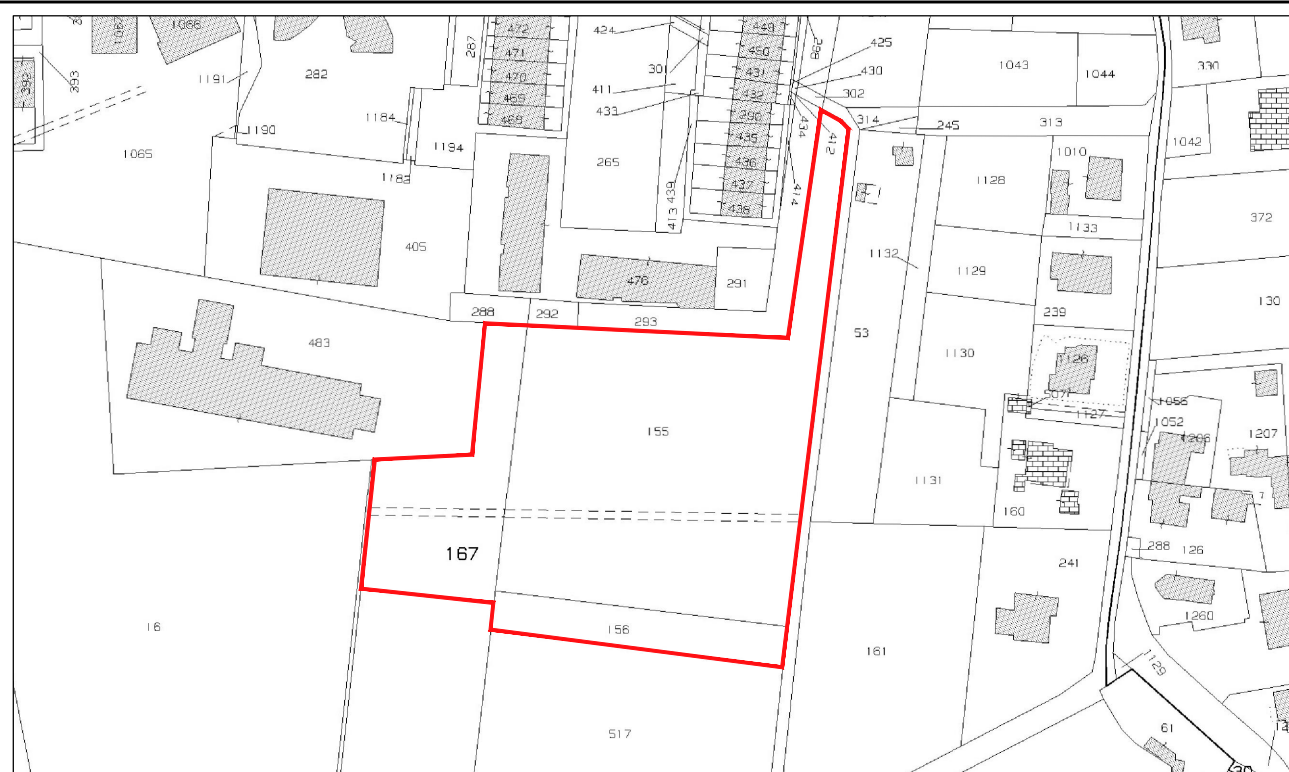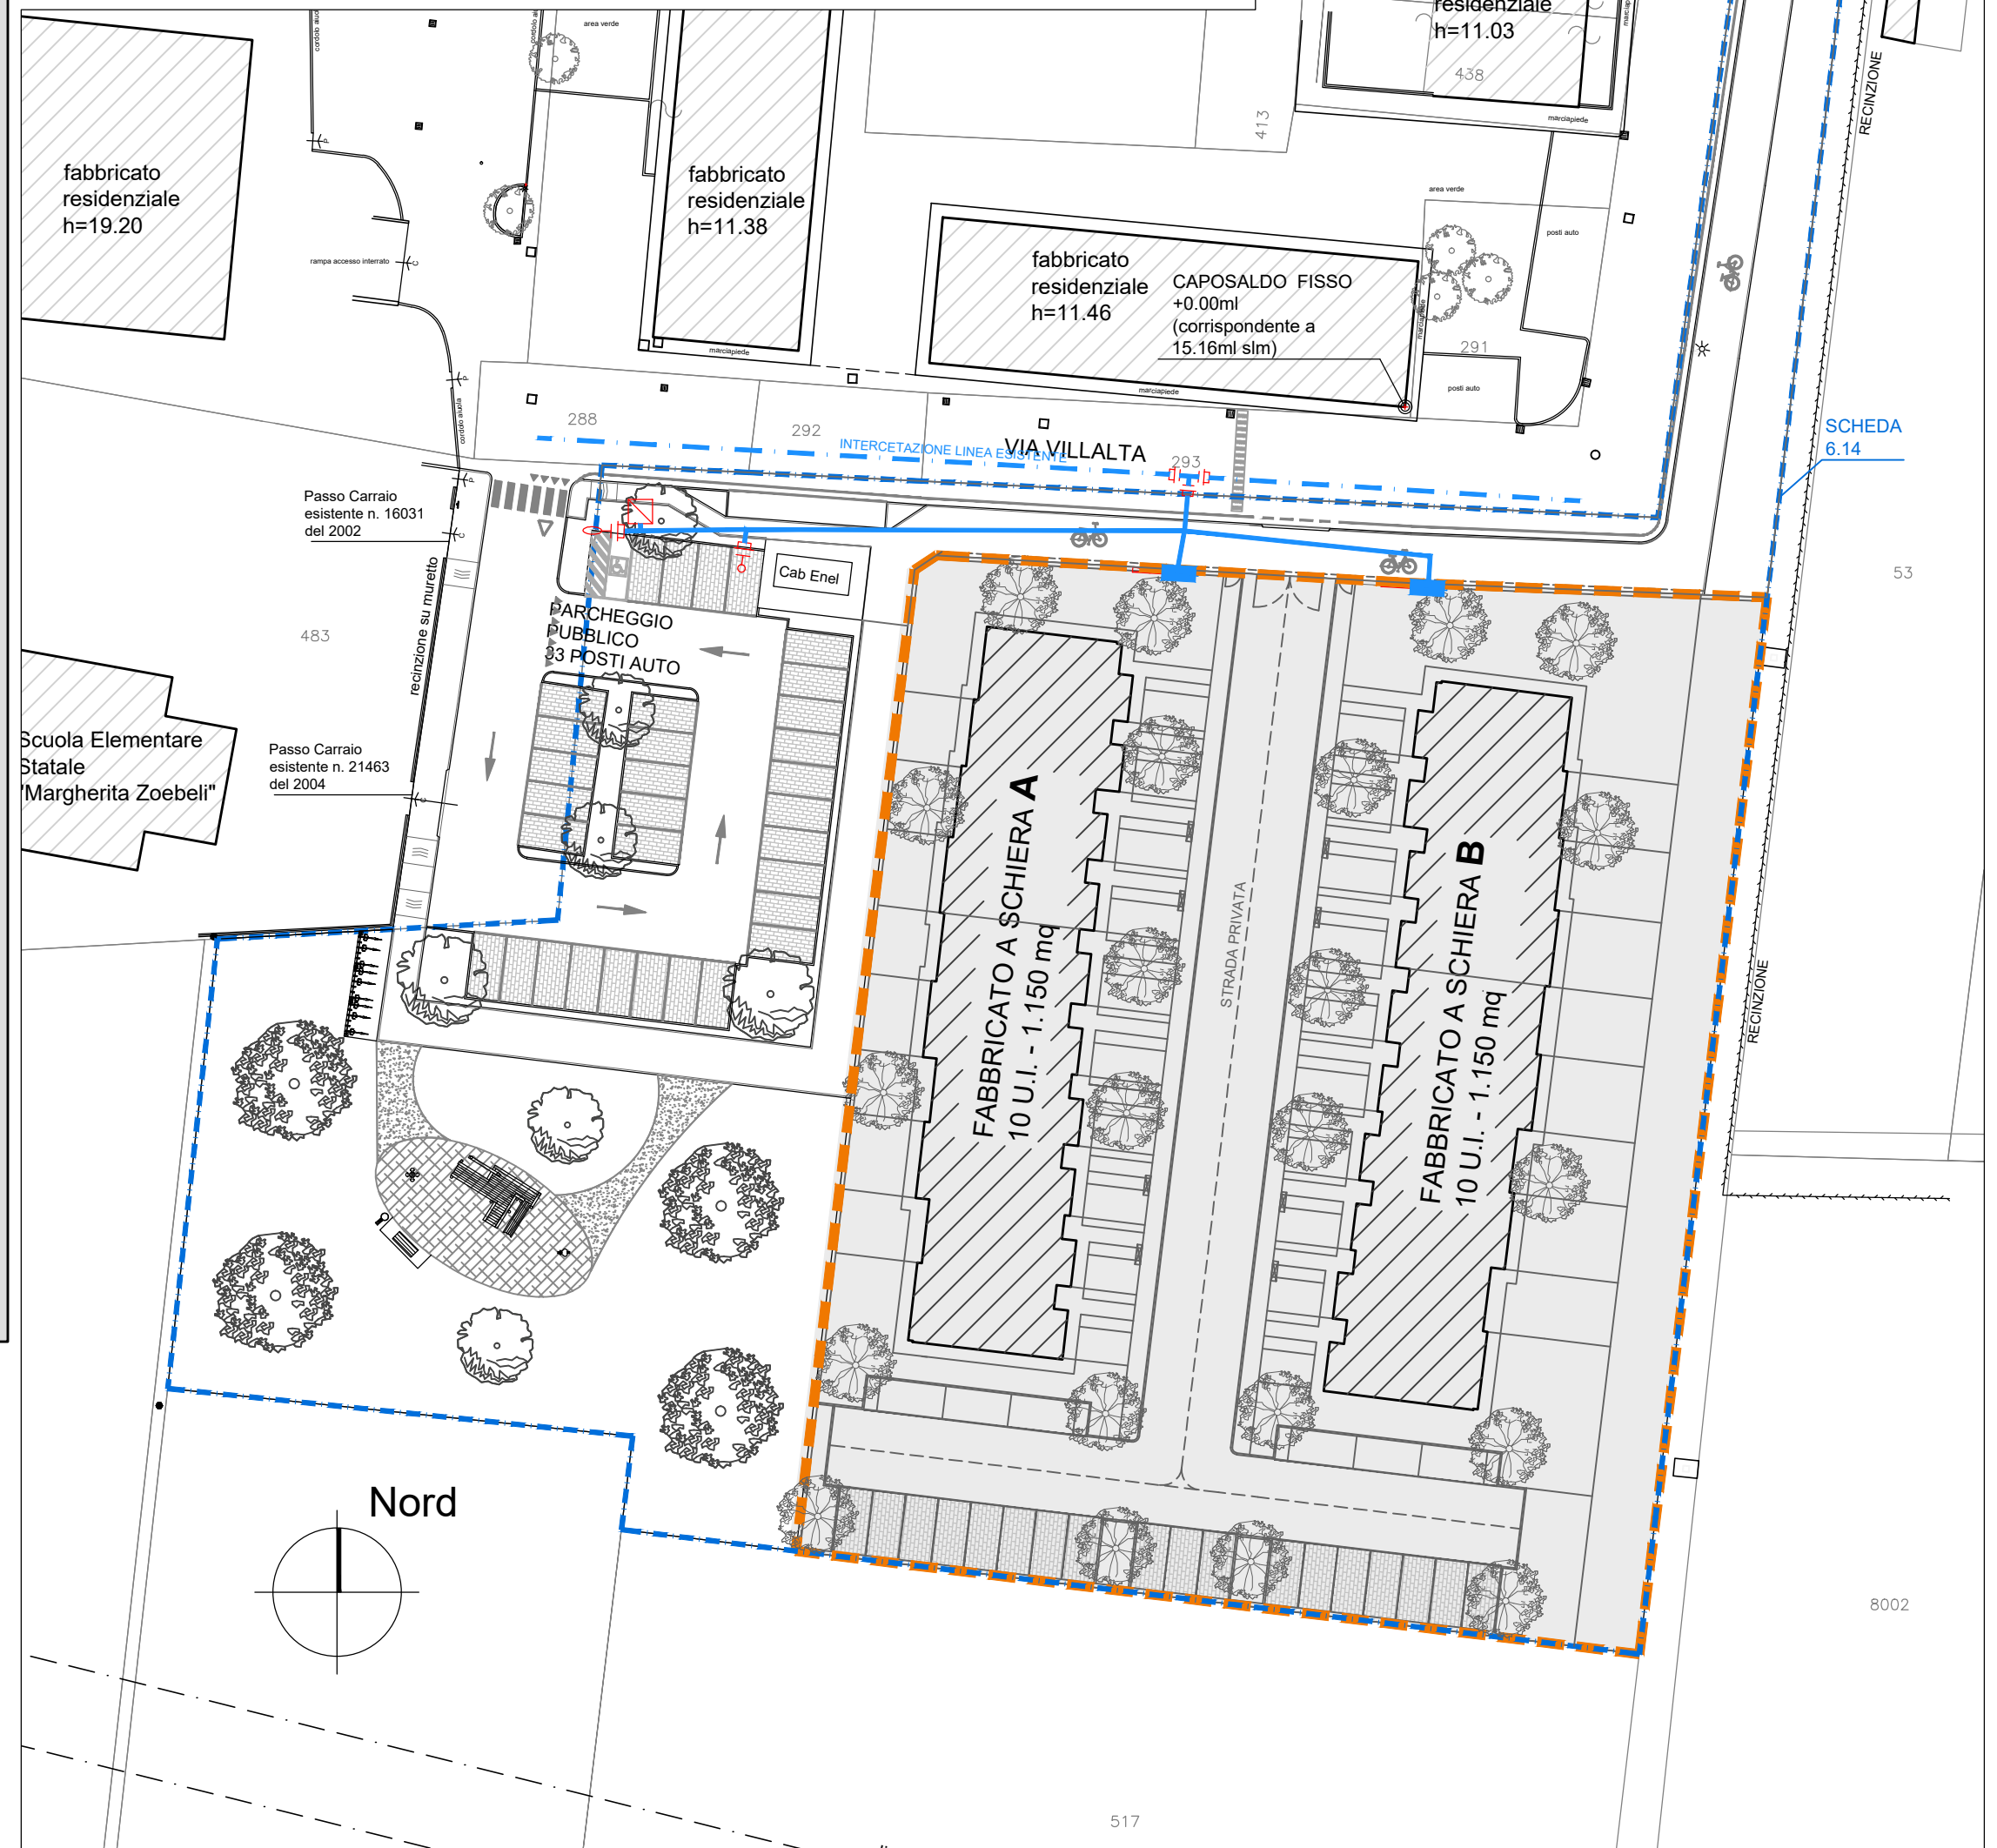

ESTRATTO DI
MAPPA CATASTALE
SCALA 1:2000

PLANIMETRIA DI PROGETTO
SCALA 1:500