

Comune : Rimini

Oggetto : Piano particolareggiato di iniziativa privata, sito in Via Macanno, Rimini
Scheda di progetto 13.11
Foglio n° 98 particelle in quota parte 93, 723, 1035, 1035 (quota parte), 1037, 1111, e 683, 1034, 1036, 1039

Comune
di
Rimini

Proprietà: Vedi schema sottostante

elaborato : scala 1:500 file : 7d data : aggiornamenti

7d2 PROGETTO PRELIMINARE (art. 22 D.P.R.554/99)

Schema impianti tecnici: ACQUEDOTTO

Studio
tel. 0541.78 23 09
via Bascucci n° 21, 47900 Rimini
e-mail: studio@architettopezzi.com

Arch. Pietro Pezzi

Collaboratrice: Arch. Alessandra Baschetti


Area progetti
Studio associato di ingegneria



Dott. Ing. Mario Paradisi

via Flaminia n° 43/b, 47900 Rimini tel. 0541.78 33 20

Licenza d'uso di Archicad 13 - 8-5543430ACBITA-CNA

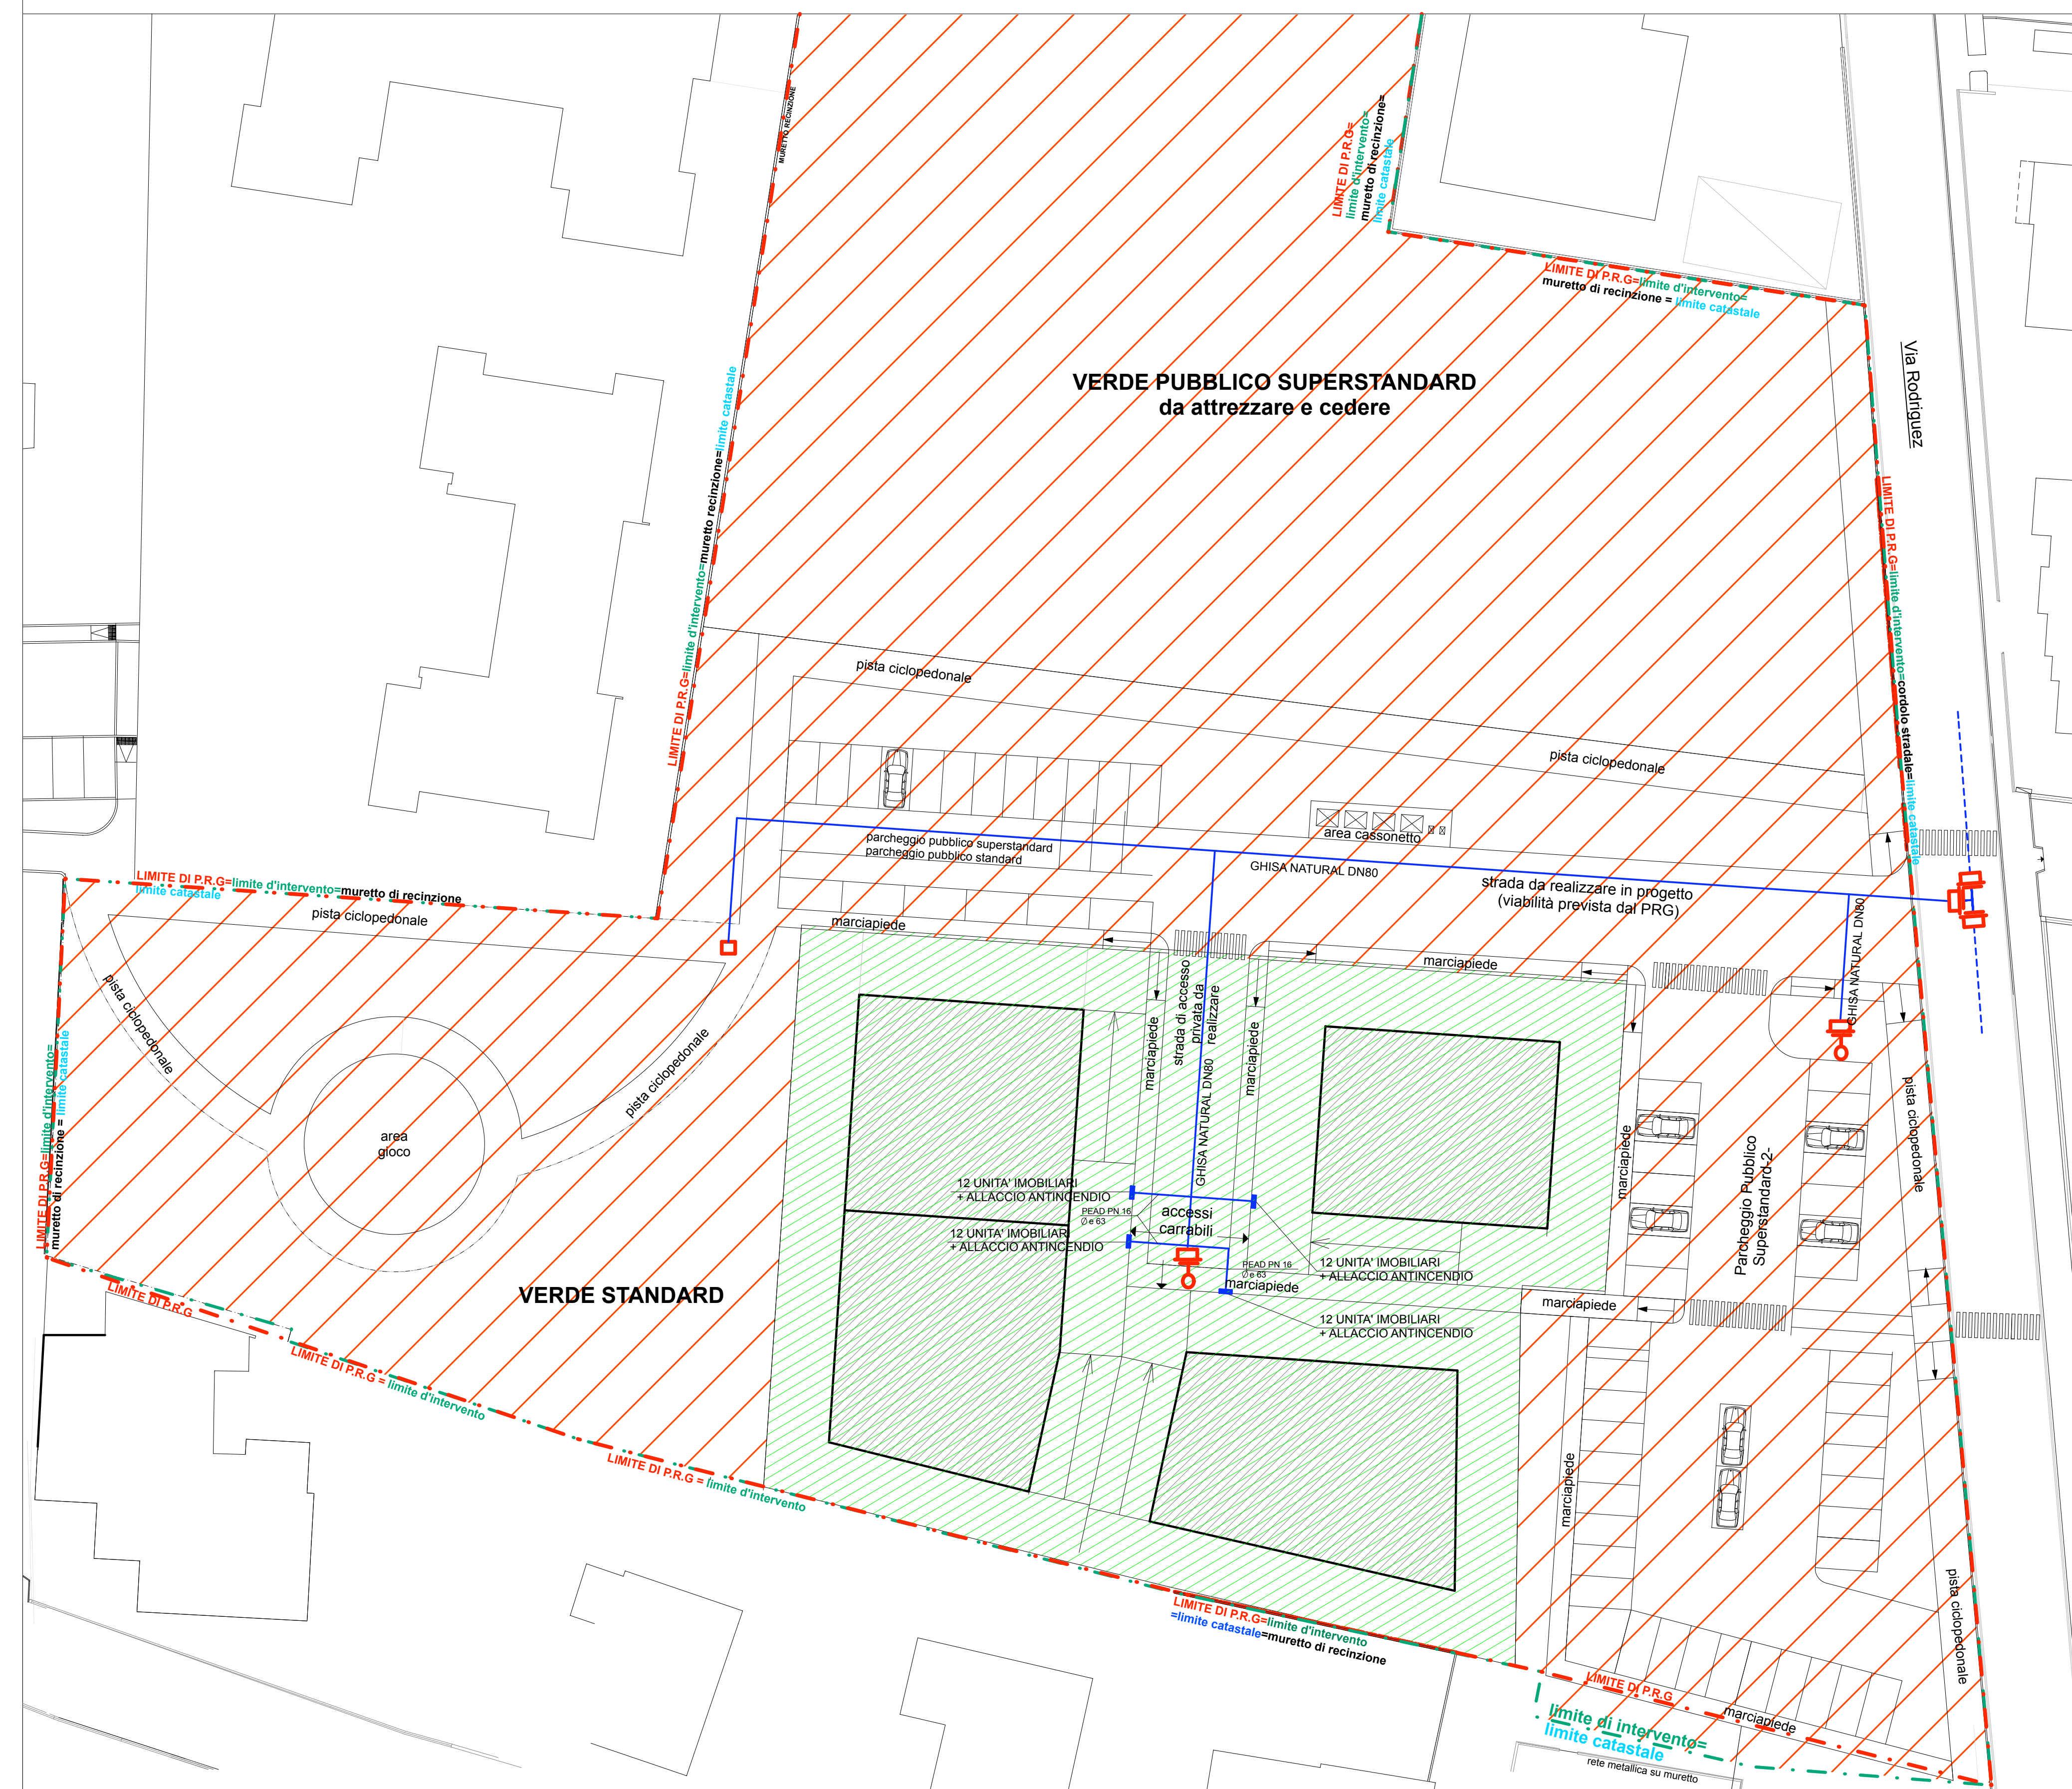

LEGENDA SIMBOLI

	AREA PUBBLICA
	AREA PRIVATA
	TUBAZIONE IN P.V.C. A NORMA UNI EN 1401-1 SN8
	RETE ESISTENTE
	SCARICO
	IDRANTE ANTINCENDIO
	SARACINESCA DI INTERCETTAZIONE