


COMUNE DI RIMINI


PIANO PARTICOLAREGGIATO DI INIZIATIVA PRIVATA
SAN MARTINO IN RIPAROTTA
SCHEDA 4/12 - ZONA OMOGENEA C2 PRG/94

PROPRIETA':		
INDIRIZZO:		San Martino in Riparotta
OGGETTO:	SCHEMA RETE IDRICA	TAVOLA N.ro:
	- PLANIMETRIA SCALA 1:500 -	15
N.ro ARCHIVIO:		
GRUPPO di LAVORO:	PROGETTISTA: Dott. Ing. Mario Paradisi	DIRETTORE LAVORI:
DATA:	OTTOBRE 2014	
REV.	DATA	ESEGUITA DA
		NOTE

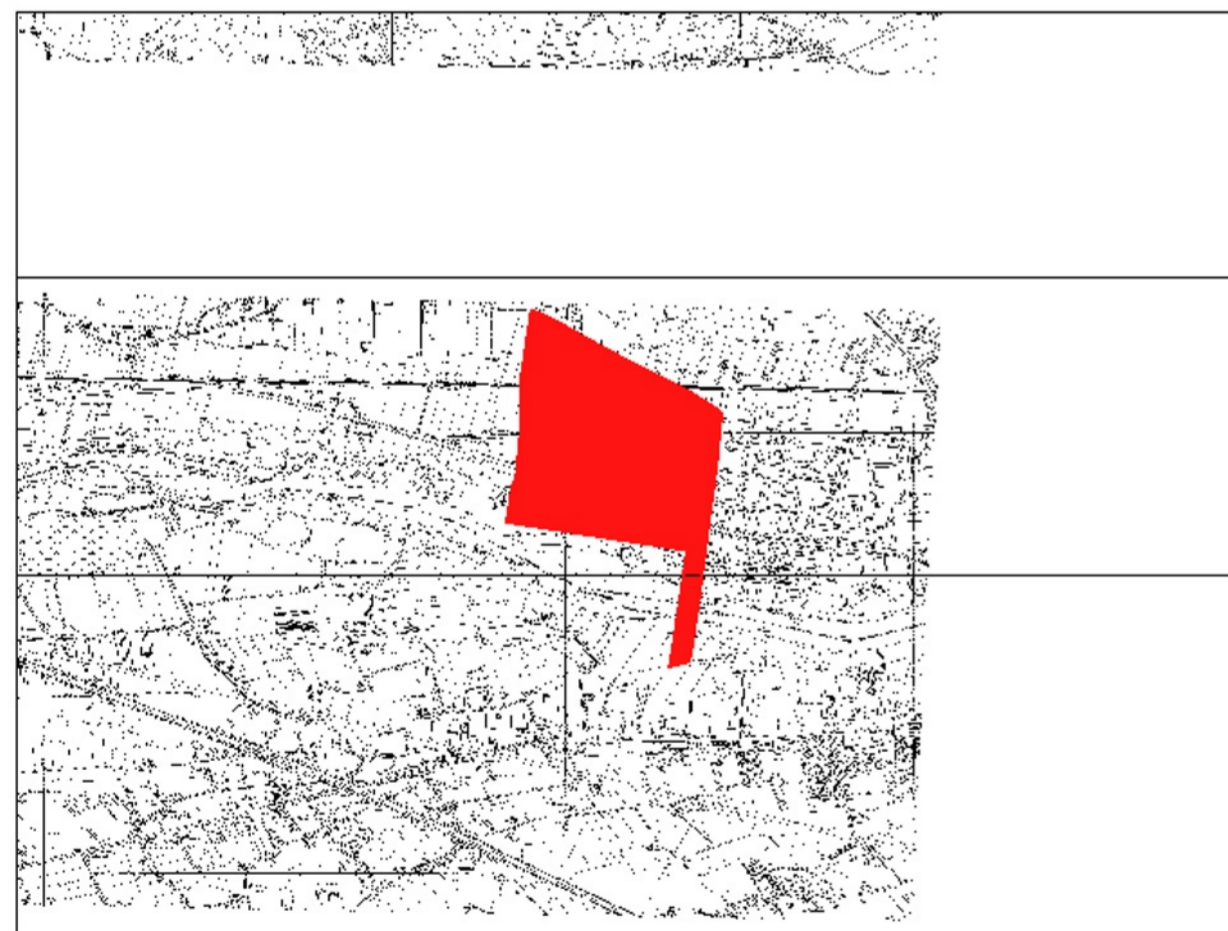

ESTRATTO DI MAPPA CTR - SCHEDA 4-12 DI PRG -
- SCALA 1:5000

LEGENDA SIMBOLI			
	AREA PUBBLICA	ACQUEDOTTO ESISTENTE	RETE ESISTENTE
	AREA PRIVATA	->	SCARICO
---	PERIMETRO COMPARTO SCHEDA 4.12	->	IDRANTE ANTINCENDIO DN 80
---	ACQUEDOTTO TUBAZIONE IN P.V.C. A NORMA UNI EN 1401-1 80NB	-	SARACINESCA DI INTERCETTAZIONE

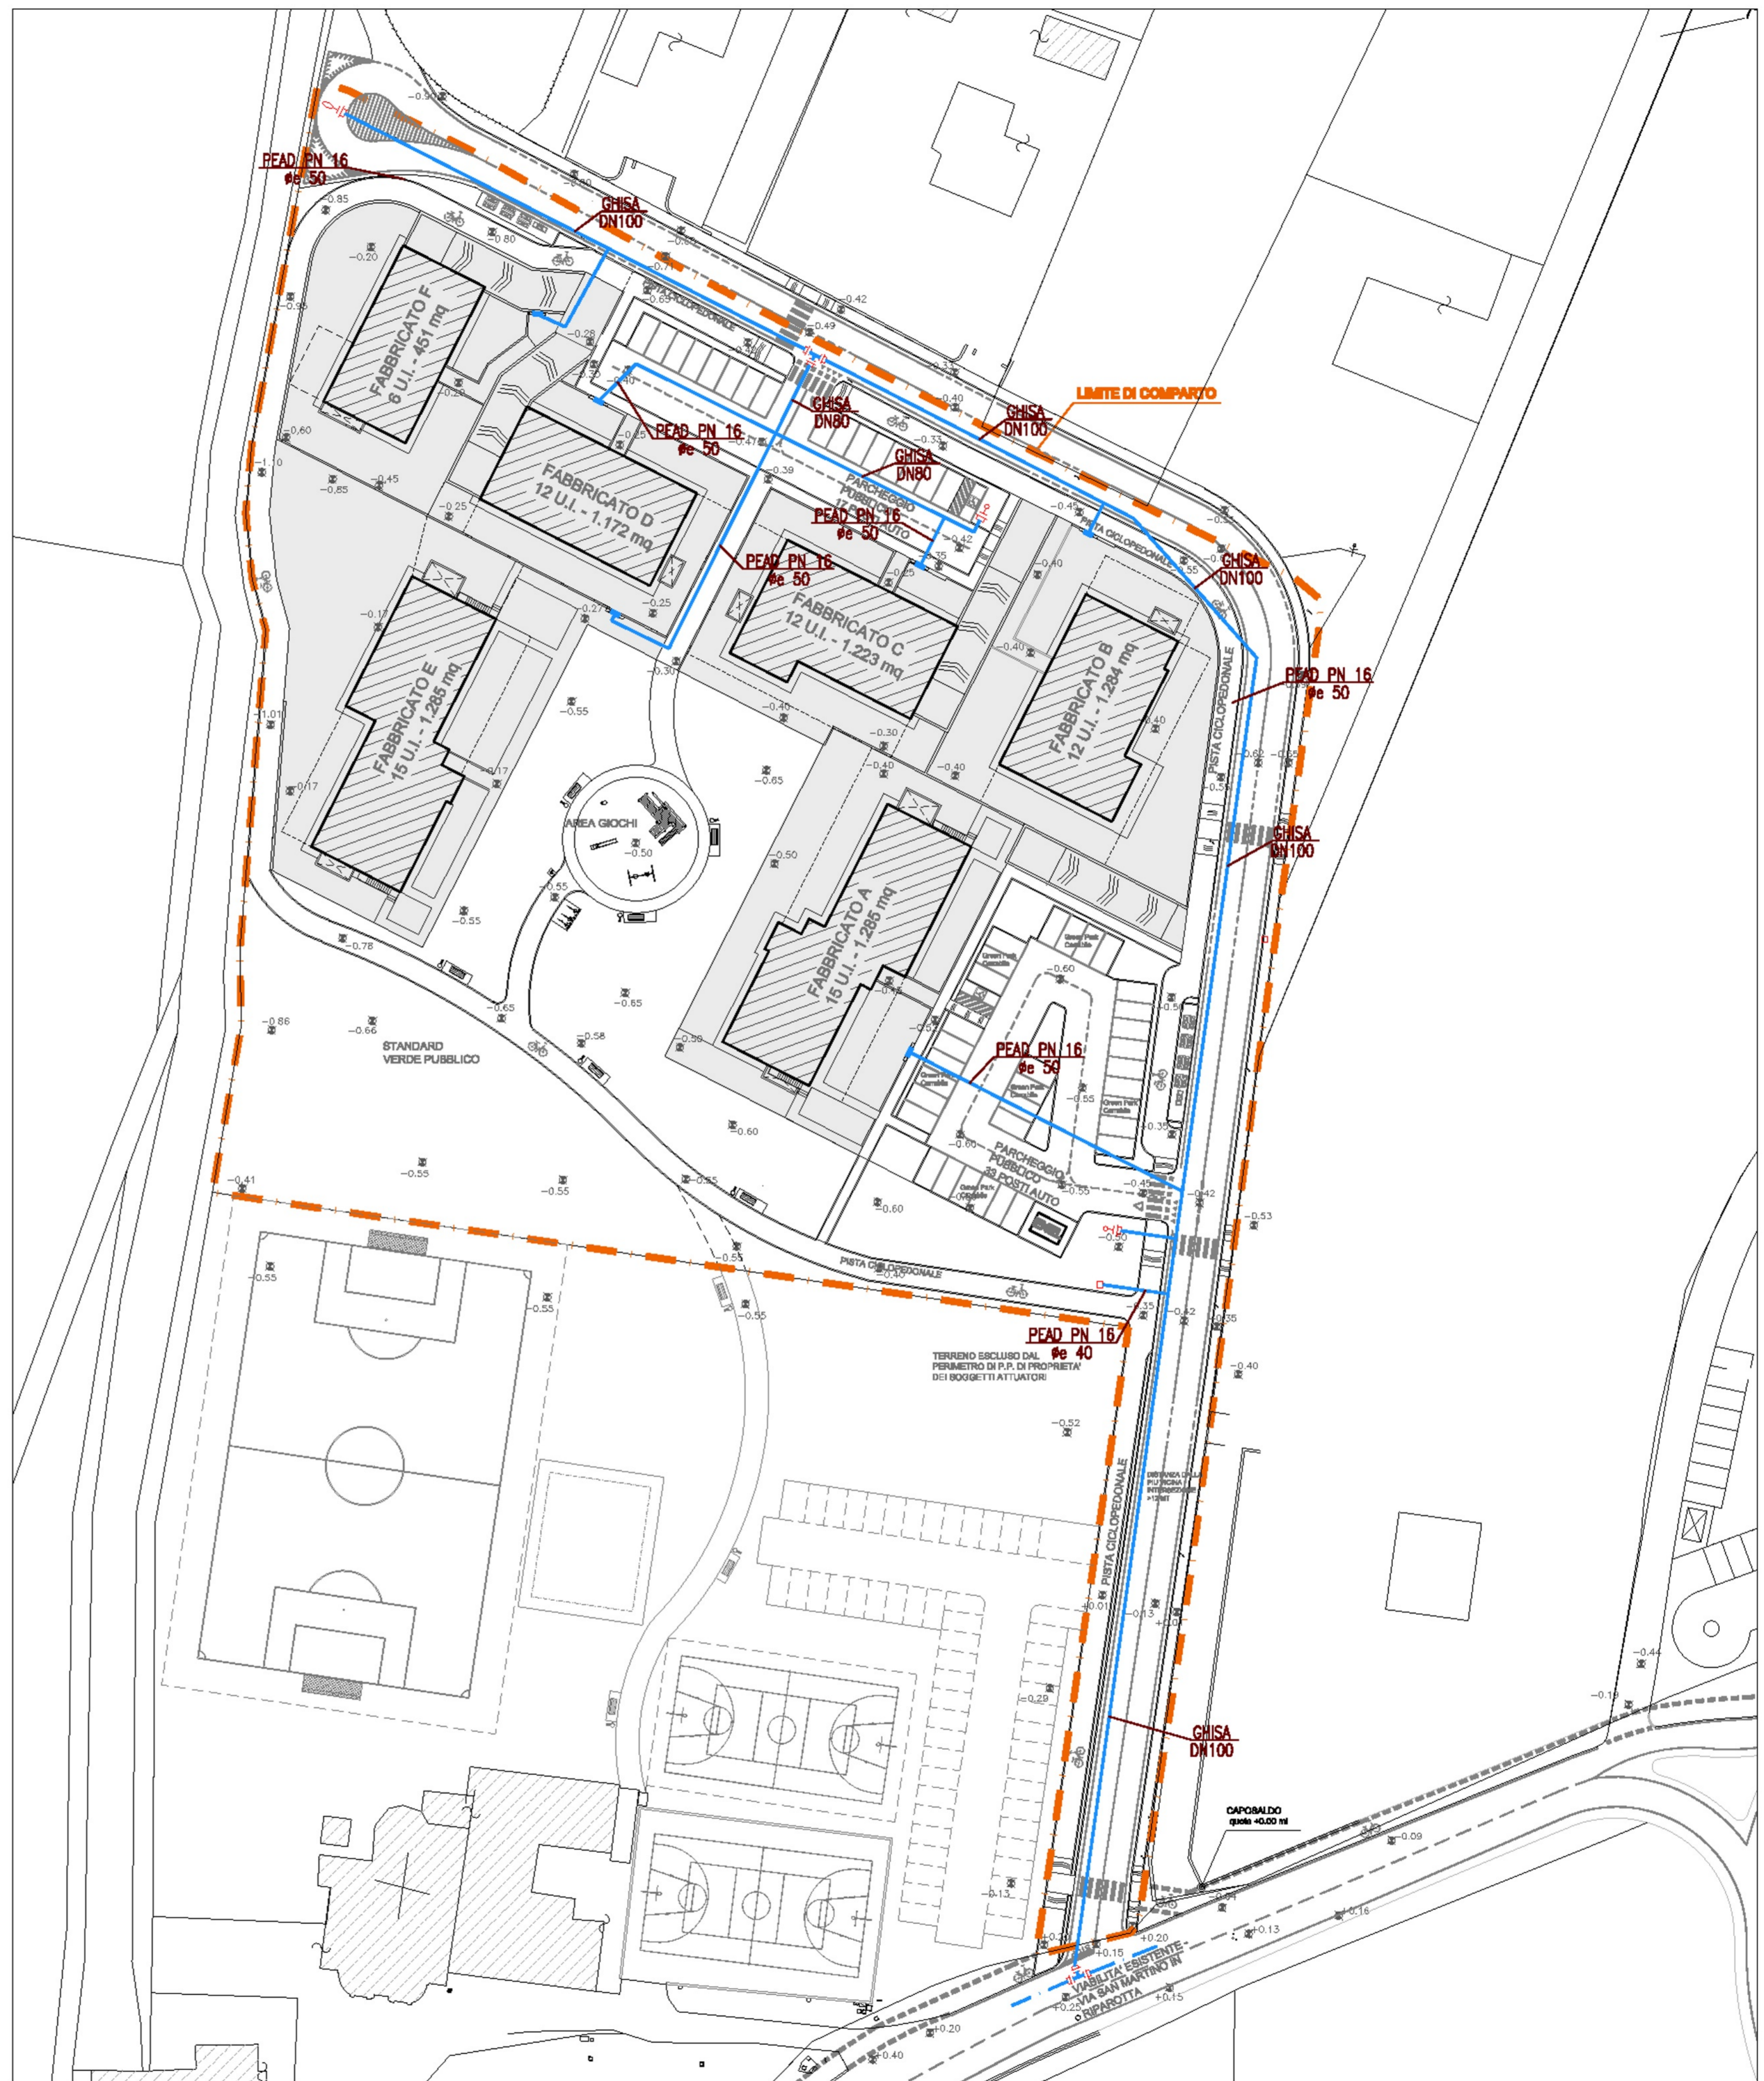

PLANIMETRIA GENERALE - SCALA 1:500