



COMUNE DI RIMINI



P.U.A. - SCHEDA 12/19 - P.R.G. IV - Via Fantoni

Prodotto: C.T. Pavesi - Pavesi Ing. 0541/200000000	Prodotto: C.T. Pavesi - Pavesi Ing. 0541/200000000
Prodotto: C.T. Pavesi - Pavesi Ing. 0541/200000000	Prodotto: C.T. Pavesi - Pavesi Ing. 0541/200000000
Prodotto: C.T. Pavesi - Pavesi Ing. 0541/200000000	Prodotto: C.T. Pavesi - Pavesi Ing. 0541/200000000
Prodotto: C.T. Pavesi - Pavesi Ing. 0541/200000000	Prodotto: C.T. Pavesi - Pavesi Ing. 0541/200000000
Prodotto: C.T. Pavesi - Pavesi Ing. 0541/200000000	Prodotto: C.T. Pavesi - Pavesi Ing. 0541/200000000


ACQUEDOTTO - BRIGARONE - FORTANA
AC01 PLANIMETRIA GENERALE

LEGENDA

ACQUEDOTTO

	lineazione acquedotto
	lineazione ingegnere
	acque sotterranee
	arredo urbano
	pianta attuale

PIANTA PIANO TERRA scala 1:250

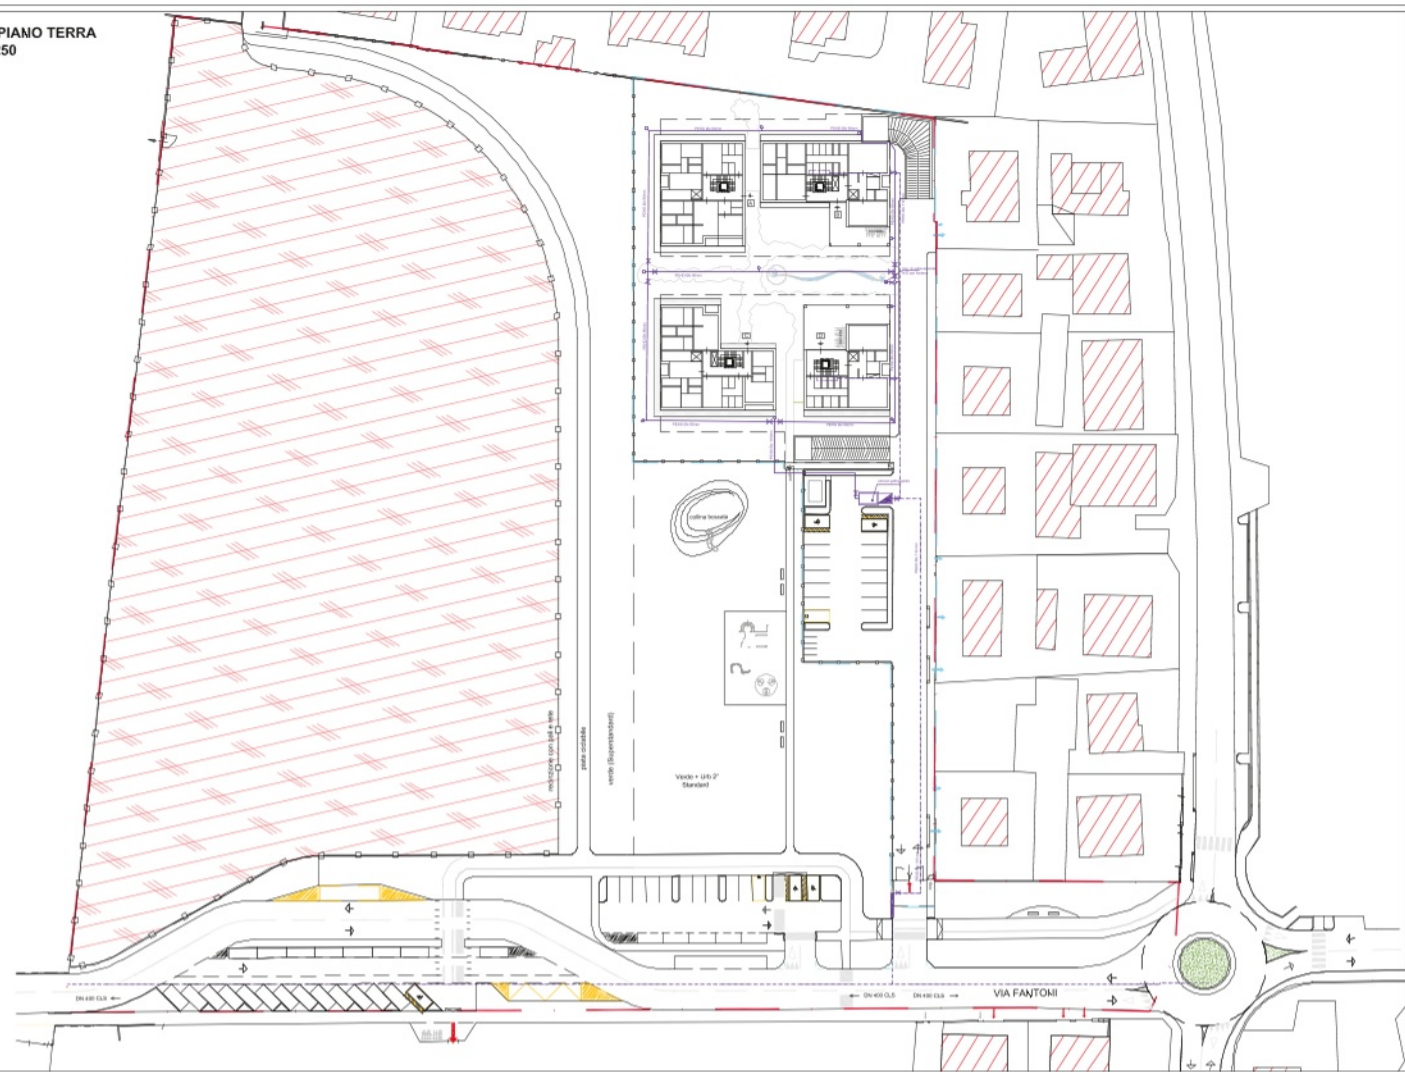

PIANTA PIANO INTERRATO



Conservazione: Nota di Stato Civile ed anagrafica degli uffici
 1. Sono del tutto a carico del Comune di Rimini per l'intero importo dell'opera di costruzione del
 2. L'opera è stata progettata e progettata dal sottoscritto ingegnere in carica, il sottoscritto ingegnere
 3. L'opera è stata progettata e progettata dal sottoscritto ingegnere in carica, il sottoscritto ingegnere
 4. L'opera è stata progettata e progettata dal sottoscritto ingegnere in carica, il sottoscritto ingegnere
 5. L'opera è stata progettata e progettata dal sottoscritto ingegnere in carica, il sottoscritto ingegnere