



PIANTA PIANO PRIMO - SCALA B  
Scala 1:100

PIANTA PIANO PRIMO - SCALA C  
Scala 1:100

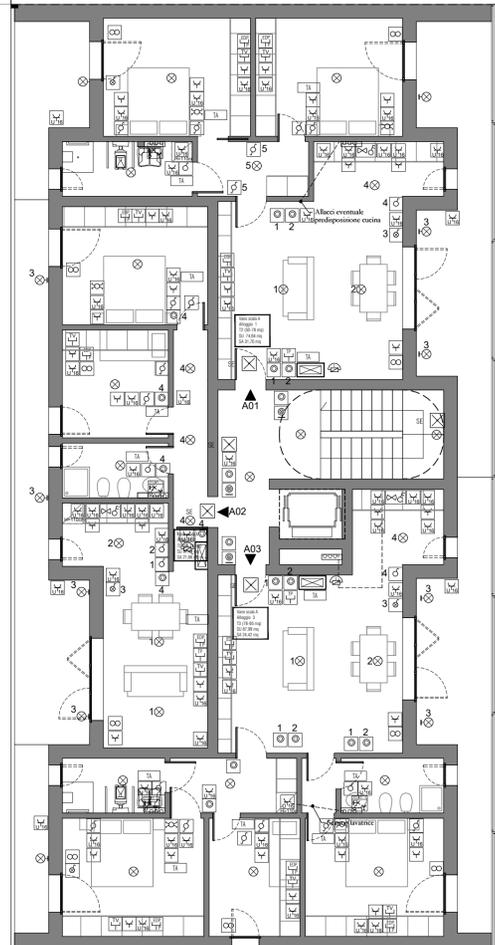

PIANTA PIANO PRIMO - SCALA A  
Scala 1:100

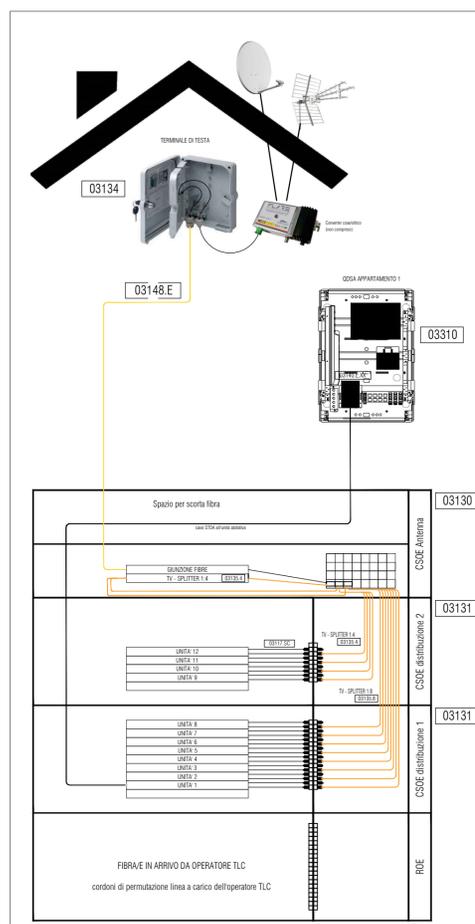

LEGENDA	
CODICE	DESCRIZIONE
03130	CSOE modulo antenna
03131	CSOE modulo distribuzione
03134	Terminale di testa
03136	Vassoio porta giunti ottici 12 posizioni
03113.SC	Cordone mono 9/125 SC/SC OS2 dplx 2m
03100.SC	Bussola fibra ottica mono 9/125 LC
03117.SC	Pigtaili monomodale 9/125 SC OS2
03148.E	Cavo 8 fibre mono 9/125 OS2 Eca 500m
03140.E.30	STOA con cavo in fibra mono G.657.A2 30m
03140.E.50	STOA con cavo in fibra mono G.657.A2 50m
03135.4	Splitter 1x4 connettori SC/APC G.657.A1
03135.8	Splitter 1x8 connettori SC/APC G.657.A1
03310	Centralino 54M ODSA

LEGENDA	
	Quadro elettrico
	Contatore energia ENEL
	Dispensore di terra in pozzetto ispezionabile con cartello di segnalazione
	Sgancio di emergenza imp. elettrico
	Videocitofono interno
	Interruttore
	Deviatore
	Pulsante rete
	Interruttore con spia
	Deviatore con spia
	Invertitore
	Pulsante con targhetta
	Piafoniera di emergenza
	Punto luce a plafone
	Punto luce a parete
	Pres a bypass 2x10/16A + T
	Pres a UNEL 2x10/16A + T
	Pres a telefonica
	Pres a dati RJ45
	Pres a alimentazione TV
	Alim. specchio bagno
	Alimentazione cappa cucina
	Chiamata soccorso WC
	Predisposizione VMC
	3F Linda LED 1x24W L1270
	LEDPANEL 30x120 40W
	Quadro rack dati
	Bollitore elettrico
	Termostato ambiente
	Suoneria
	Crepuscolare
	Sensore di presenza
	Predisposizione colonnina elettrica di ricarica auto

**COMUNE DI RIMINI - ACER RIMINI**

Progettazione per l'attuazione del PIERS - programma integrato di edilizia residenziale sociale ex Questura a Rimini - PROGETTO DEFINITIVO

PROPRIETA':	Comune di Rimini
PROGETTAZIONE ARCHITETTONICA	Arch. Filippo Govoni Arch. Federico Orsini
PROGETTAZIONE STRUTTURE	Ing. Enrico Pallara
PROGETTAZIONE IMPIANTI	Ing. Gustavo Bernagozzi

CONSEGNA	giugno 2023
CONTENUTI	GRUPPO
DISTRIBUZIONE GENERALE FORZA MOTRICE E IMPIANTI SPECIALI Piano Primo	TAVOLA N. <b>2E</b>

file | RIMINI HOUSING PD