


PIANTA PIANO QUARTO - SCALA B
Scala 1:100

PIANTA PIANO QUARTO - SCALA C
Scala 1:100

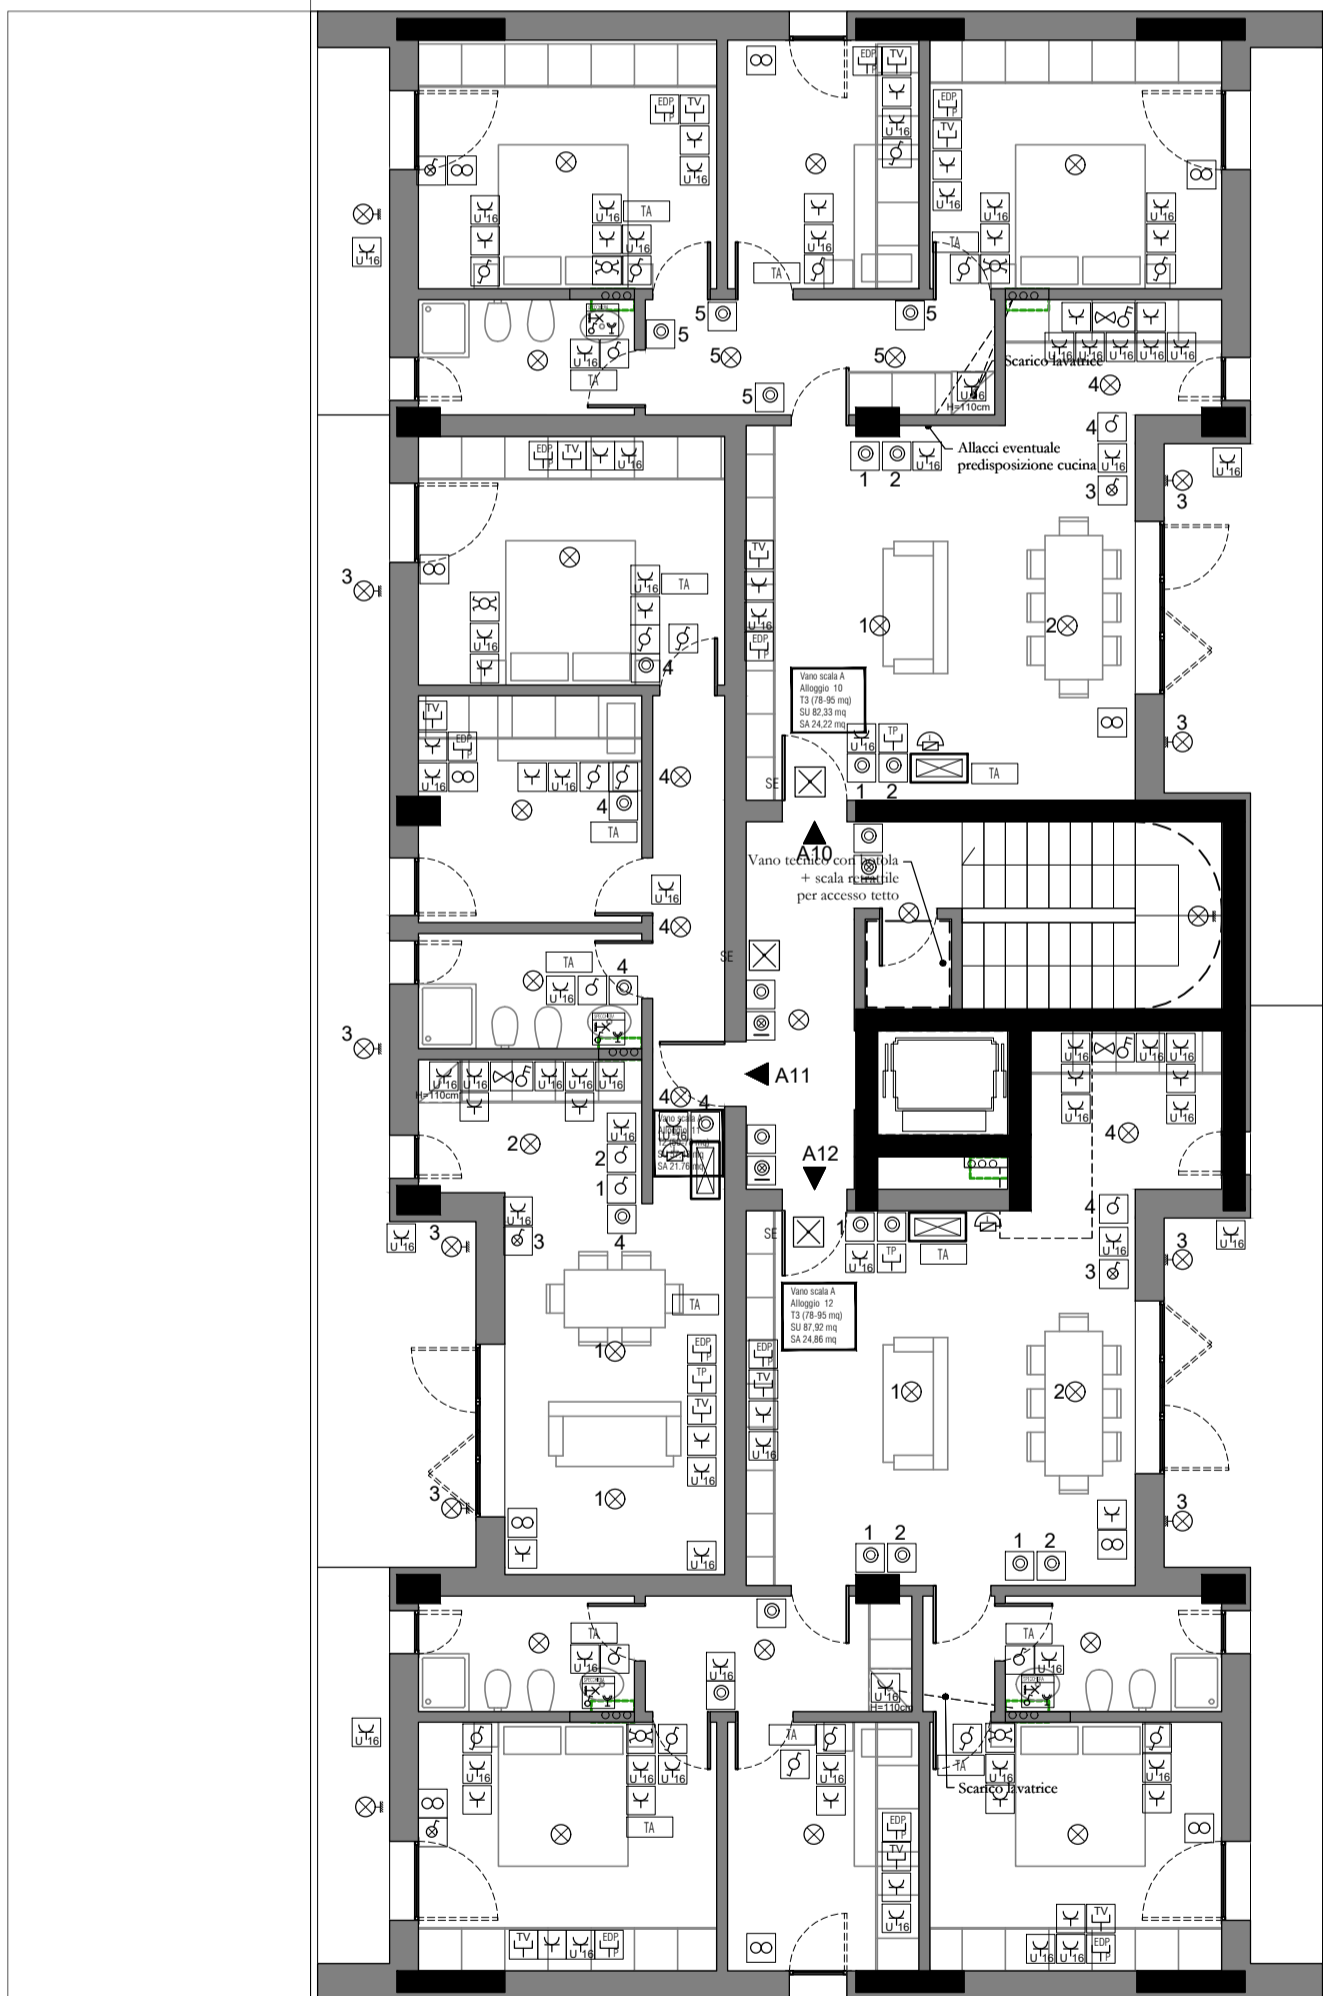

PIANTA PIANO QUARTO - SCALA A
Scala 1:100



LEGENDA	
	Quadro elettrico
	Contatore energia ENEL
	Dispensore di terra in pozzetto ispezionabile con cartello di segnalazione
	Sgancio di emergenza imp. elettrico
	Videoclofono interno
	Interruttore
	Deviatore
	Pulsante relé
	Interruttore con spia
	Deviatore con spia
	Invertitore
	Pulsante con targhetta
	Plafoniera di emergenza
	Punto luce a plafone
	Punto luce a parete
	Presse bipasso 2x10/16A + T
	Presse UNEL 2x10/16A + T
	Presse telefonica
	Presse dati RJ45
	Presse alimentazione TV
	Alim. specchio bagno
	Alimentazione cappa cucina
	Chiamata soccorso WC
	Predisposizione VMC
	3F Linda LED 1x24W L1270
	LEDPANEL 30x120 40W
	Quadro rack dati
	Boillitore elettrico
	Termostato ambiente
	Suoneria
	Crepuscolare
	Sensore di presenza
	Predisposizione colonnina elettrica di ricarica auto

COMUNE DI RIMINI - ACER RIMINI

Progettazione per l'attuazione del PIERS - programma integrato di edilizia residenziale sociale ex Questura a Rimini - PROGETTO DEFINITIVO

PROPRIETA':	Comune di Rimini
PROGETTAZIONE ARCHITETTONICA	Arch. Filippo Govoni Arch. Federico Orsini
	QB Atelier via Renata di Francia 45, 44121 Ferrara info@qbatelier.it www.qbatelier.it
PROGETTAZIONE STRUTTURE	Ing. Enrico Pallara
PROGETTAZIONE IMPIANTI	Ing. Gustavo Bernagozzi

CONSEGNA		giugno 2023
CONTENUTI	GRUPPO	TAVOLA N.
DISTRIBUZIONE GENERALE FORZA MOTRICE E IMPIANTI SPECIALI Piano Quarto		5E

file | RIMINI HOUSING PD