


PIANTA PIANO PRIMO - SCALA B  
Scala 1:100


PIANTA PIANO PRIMO - SCALA C  
Scala 1:100

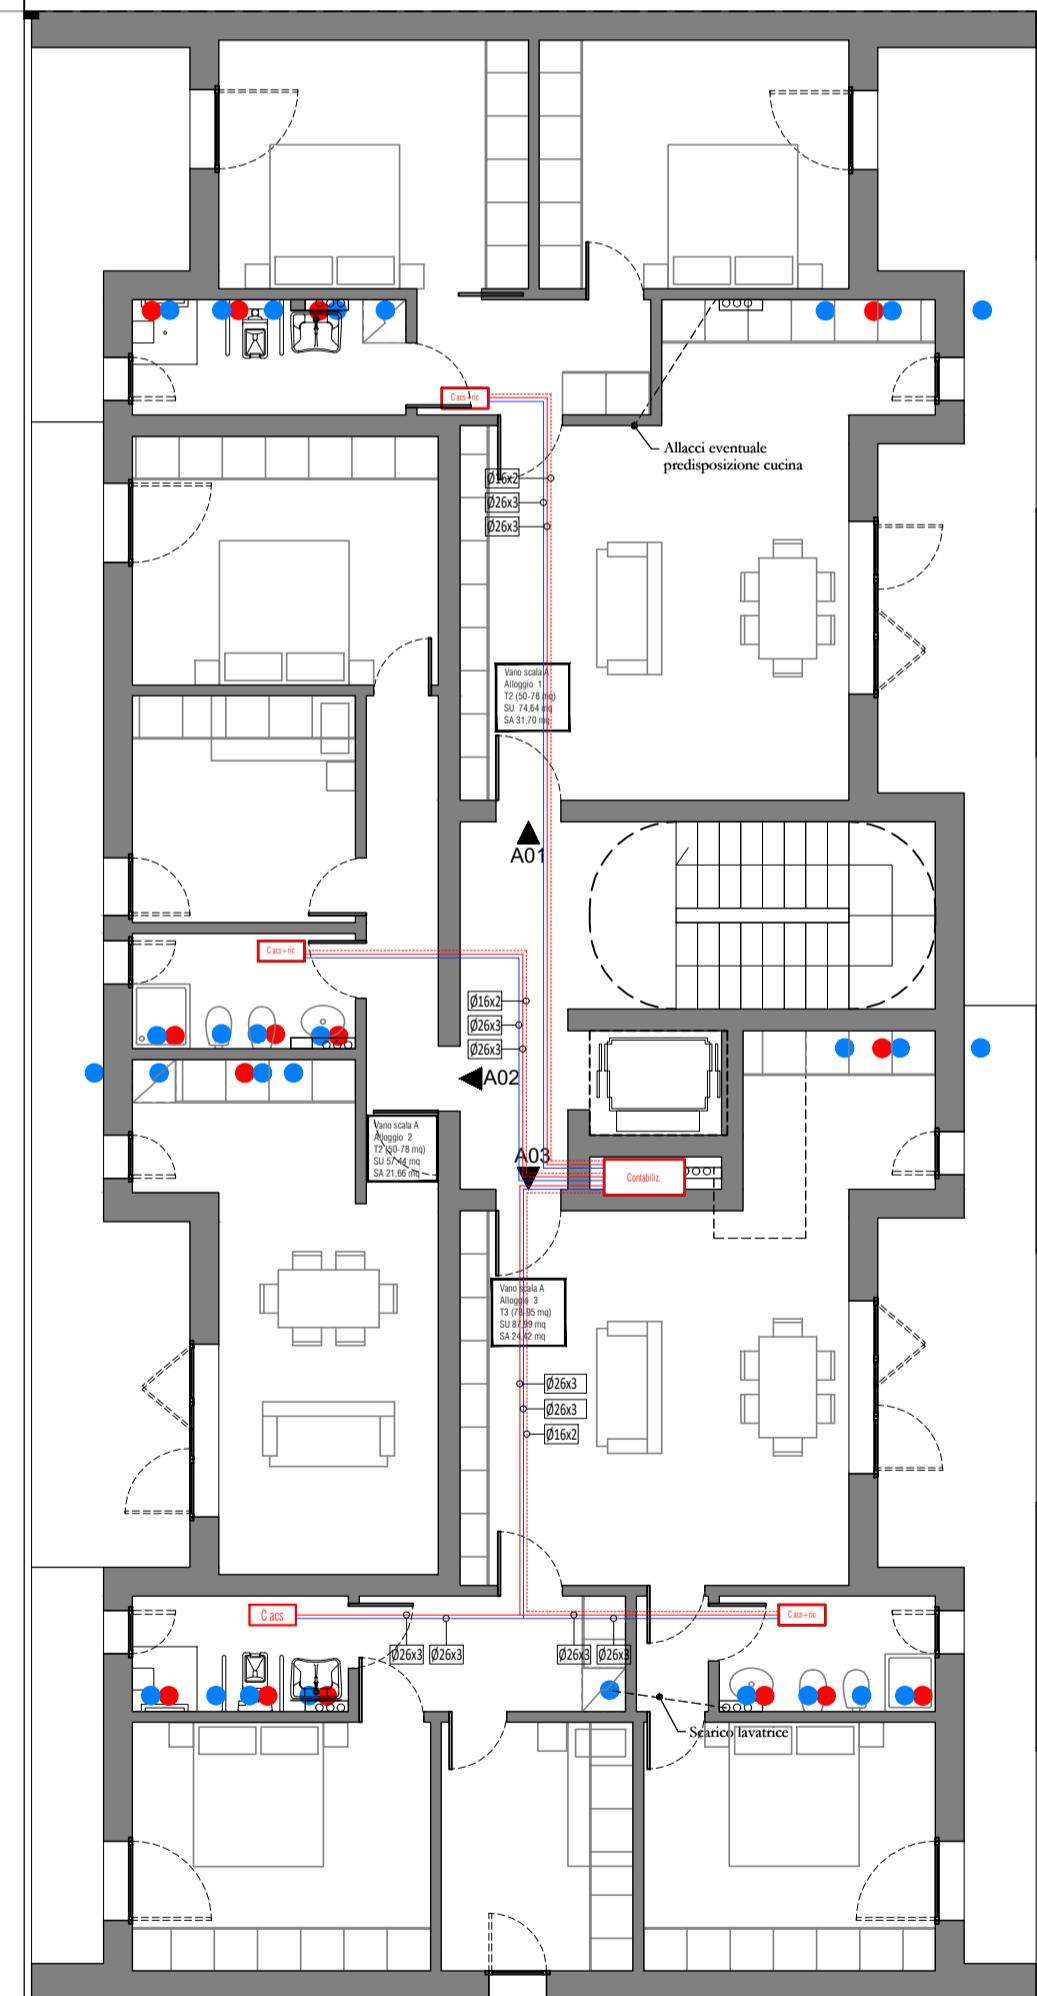

PIANTA PIANO PRIMO - SCALA A  
Scala 1:100

LEGENDA	
Collettore acqua sanitaria	C. sa.
Collettore acs + ricircolo	C. acs.
Contabilizzatore	CT
Acqua calda	—
Acqua fredda	—
Ricircolo	—
Punto acqua calda	●
Punto acqua fredda	●
Pozzetto	□
Centrale Termica	CT
Risalita/discesa impianto	↕

ALIMENTAZIONE IDRICA

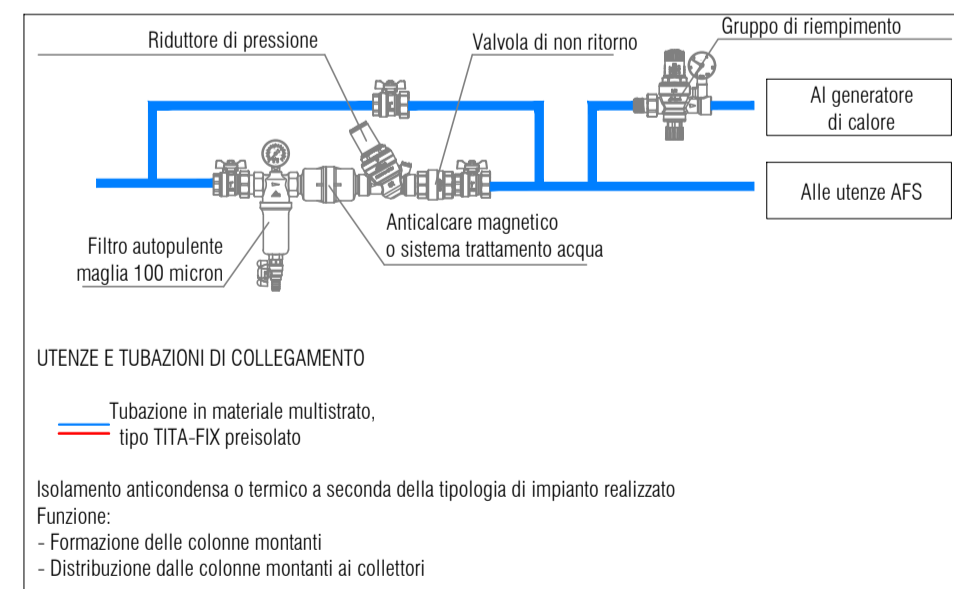

COMUNE DI RIMINI - ACER RIMINI



Progettazione per l'attuazione del PIERS - programma integrato di edilizia residenziale sociale ex Questura a Rimini - PROGETTO DEFINITIVO

PROPRIETA':	Comune di Rimini
PROGETTAZIONE ARCHITETTONICA	Arch. Filippo Govoni Arch. Federico Orsini  QB Atelier via Renata di Francia 45, 44121 Ferrara info@qbatelier.it www.qbatelier.it
PROGETTAZIONE STRUTTURE	Ing. Enrico Pallara
PROGETTAZIONE IMPIANTI	Ing. Gustavo Bernagozzi

CONSEGNA giugno 2023

CONTENUTI	GRUPPO	TAVOLA N.
IMPIANTO IDRICO SANITARIO Piano Primo		2M