



PIANTA PIANO SECONDO - SCALA B
Scala 1:100

PIANTA PIANO SECONDO - SCALA C
Scala 1:100

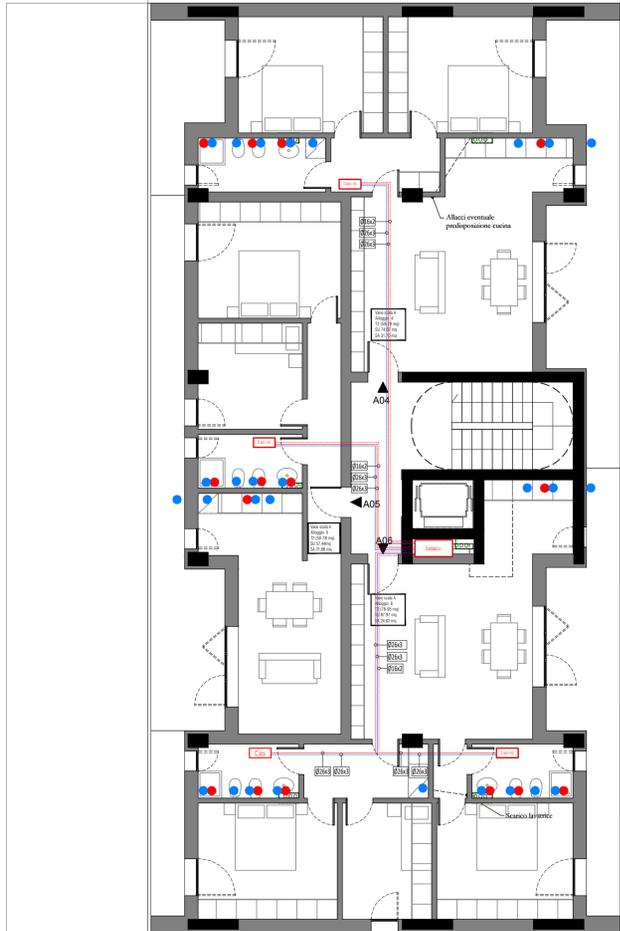

PIANTA PIANO SECONDO - SCALA A
Scala 1:100

LEGENDA	
Collettore acqua sanitaria	C. as.
Collettore acs + ricircolo	C. acs + ric.
Contabilizzatore	CT
Acqua calda	— (red line)
Acqua fredda	— (blue line)
Ricircolo	— (dashed red line)
Punto acqua calda	● (red dot)
Punto acqua fredda	● (blue dot)
Pozzetto	□ (red)
Centrale Termica	CT
Risalita/discesa impianto	↕ (red)

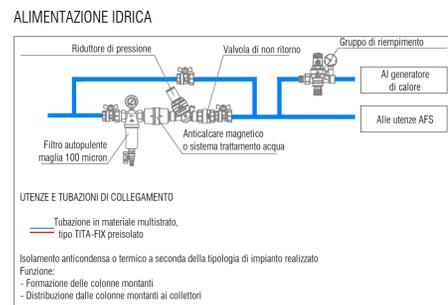

COMUNE DI RIMINI - ACER RIMINI



Progettazione per l'attuazione del PIERS - programma integrato di edilizia residenziale sociale ex Questura a Rimini - PROGETTO DEFINITIVO

PROPRIETA':	Comune di Rimini
PROGETTAZIONE ARCHITETTONICA	Arch. Filippo Govoni Arch. Federico Orsini QB Atelier via Renata di Francia 45, 44121 Ferrara info@qbatelier.it www.qbatelier.it
PROGETTAZIONE STRUTTURE	Ing. Enrico Pallara
PROGETTAZIONE IMPIANTI	Ing. Gustavo Bernagozzi

CONSEGNA	giugno 2023	
	CONTENUTI	TAVOLA N.
	IMPIANTO IDRICO SANITARIO Piano Secondo	3M