



PIANTA PIANO QUARTO - SCALA B
Scala 1:100

PIANTA PIANO QUARTO - SCALA C
Scala 1:100

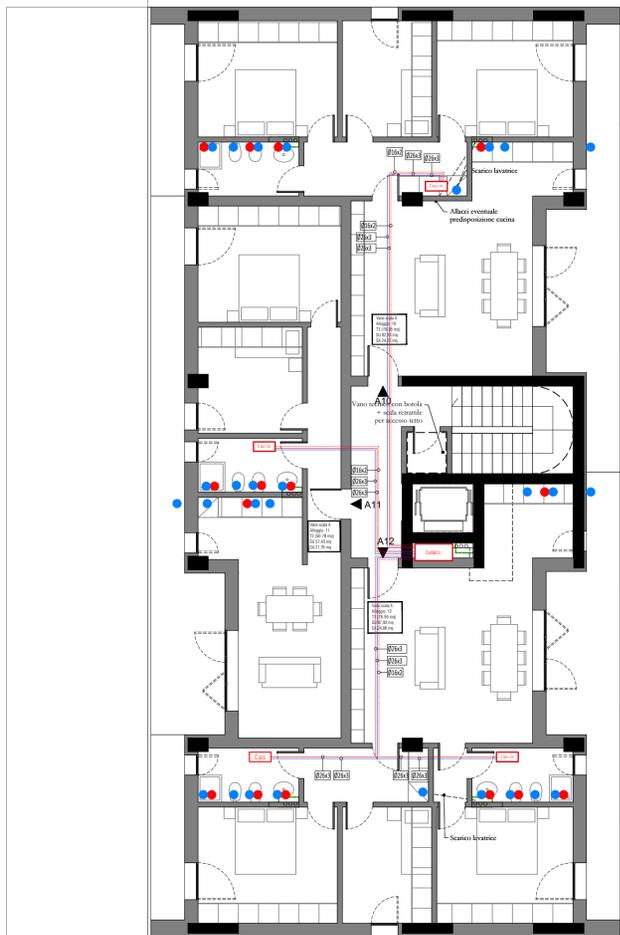

PIANTA PIANO QUARTO - SCALA A
Scala 1:100

LEGENDA	
Collettore acqua sanitaria	C10
Collettore acs + ricircolo	C11
Contabilizzatore	C12
Acqua calda	—
Acqua fredda	—
Ricircolo	—
Punto acqua calda	●
Punto acqua fredda	●
Pozzetto	□
Centrale Termica	CT
Risalita/discisa impianto	↕

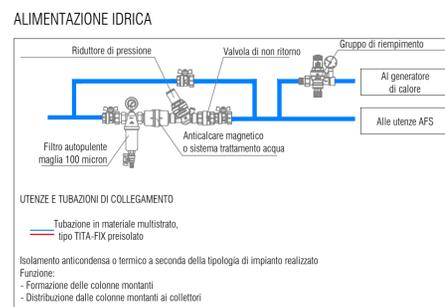

COMUNE DI RIMINI - ACER RIMINI

Progettazione per l'attuazione del PIERS - programma integrato di edilizia residenziale sociale ex Questura a Rimini - PROGETTO DEFINITIVO

PROPRIETA':	Comune di Rimini
PROGETTAZIONE ARCHITETTONICA	Arch. Filippo Govoni Arch. Federico Orsini
	QB Atelier via Renata di Francia 45, 44121 Ferrara info@qbatelier.it www.qbatelier.it
PROGETTAZIONE STRUTTURE	Ing. Enrico Pallara
PROGETTAZIONE IMPIANTI	Ing. Gustavo Bernagozzi

CONSEGNA		giugno 2023
CONTENUTI	GRUPPO	TAVOLA N.
IMPIANTO IDRICO SANITARIO Piano Quarto		5M

file | RIMINI HOUSING PD